


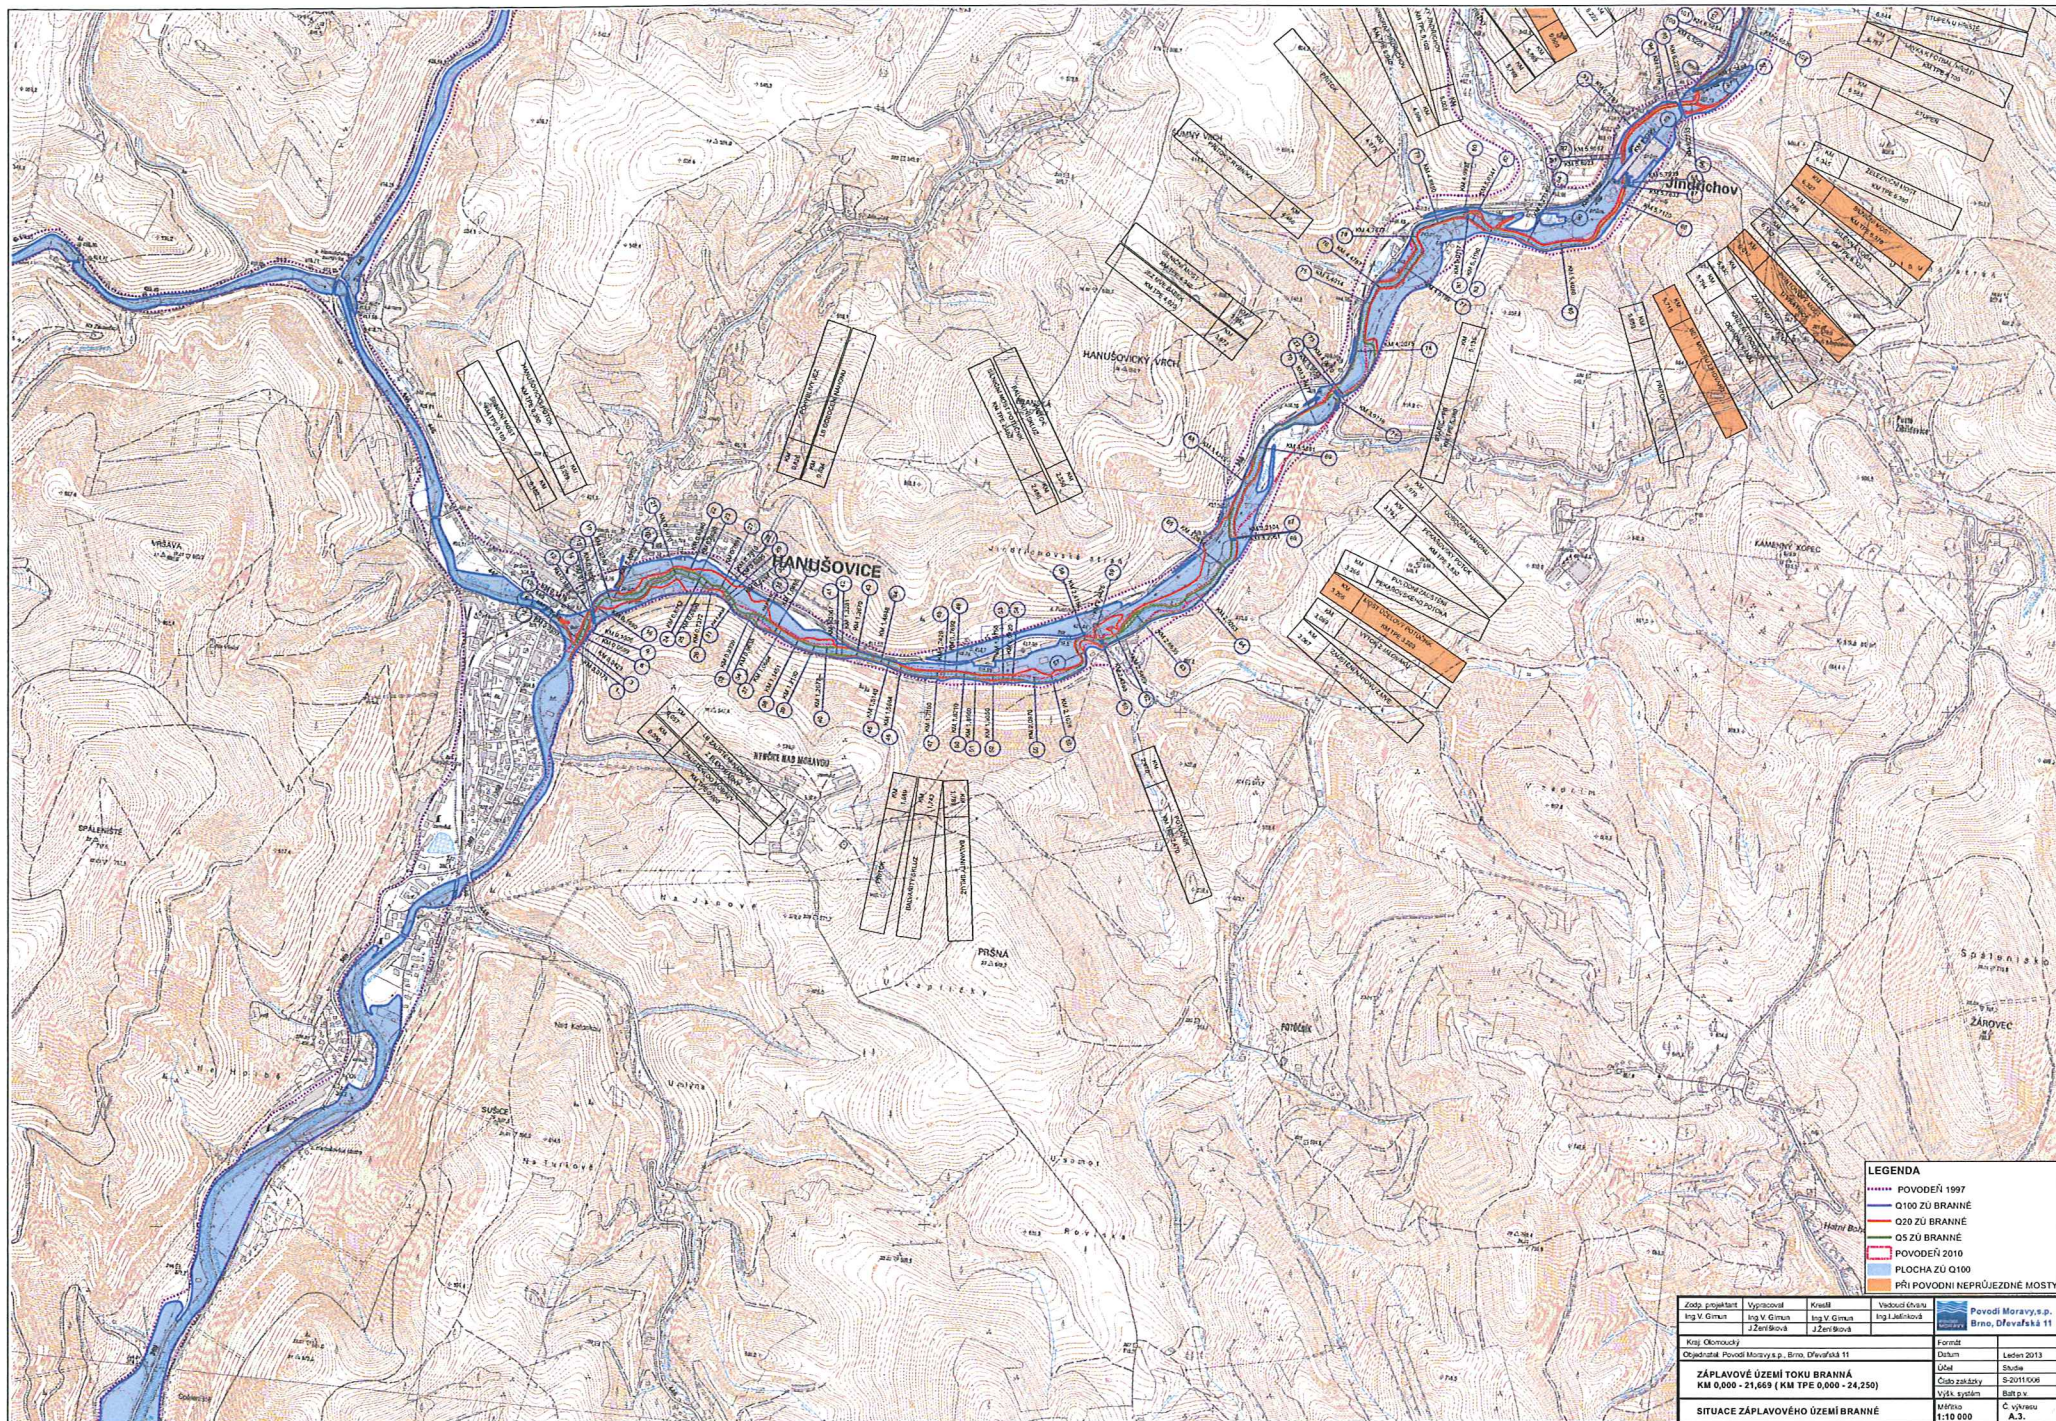

LEGENDA

- POVODEŇ 1997
- Q100 ZU BRANĚ
- Q20 ZU BRANĚ
- Q5 ZU BRANĚ
- POVODEŇ 2010
- PLOCHA ZU Q100
- PŘI POVOODNÍ NEPRŮJEZDNÉ MOSTY

Číslo projektu	Význam	Kvalita	Vedoucí úseku	Povodí Moravy, s.p.
Ing. V. Giron	Ing. V. Giron	Ing. V. Giron	Ing. J. Lajdová	Brno, Dřevařská 11
Kraj Olomoucký				
Objednatel: Povodí Moravy, s.p., Brno, Dřevařská 11				
ZÁPLAVOVÉ ÚZEMÍ TOKU BRANĚ				Formát
KM 0,000 - 21,669 (KM TPE 0,000 - 24,250)				Datum
SITUACE ZÁPLAVOVÉHO ÚZEMÍ BRANĚ				Stupeň
Měřítko 1:10 000				Číslo projektu
				Výtisk systém
				Číslo výtisku
				A.3.