


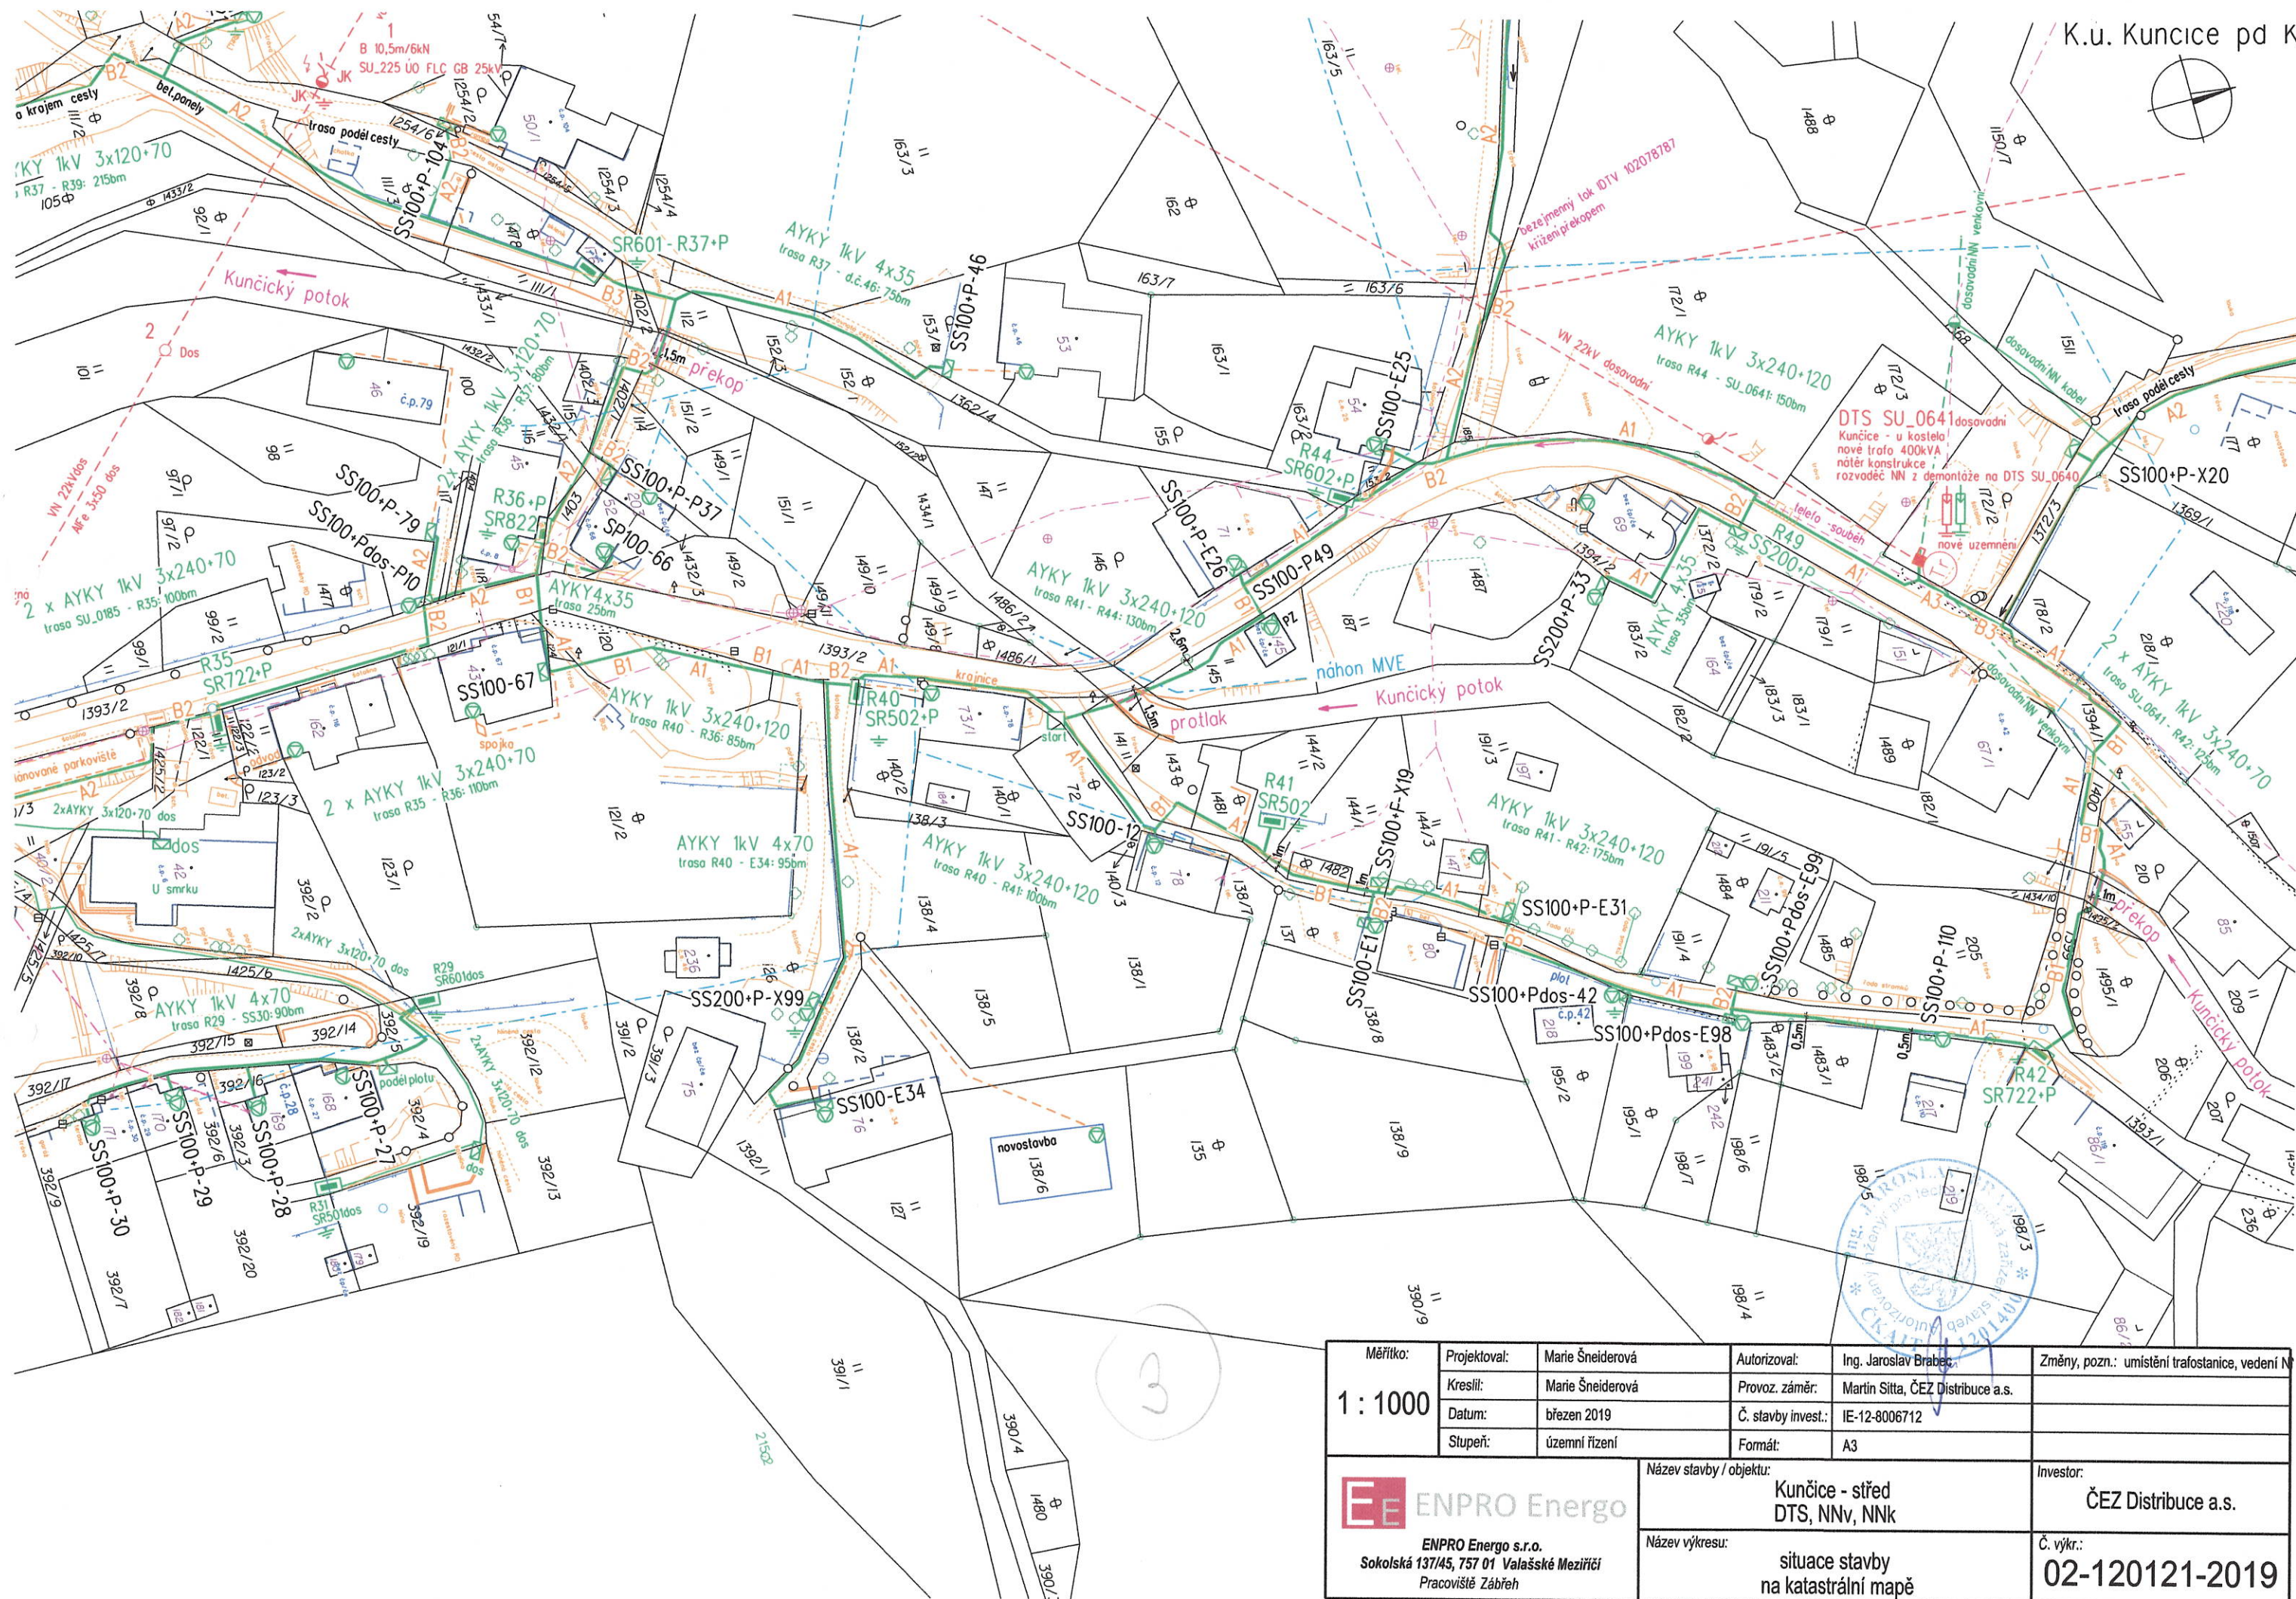

Měřítko: 1 : 1000	Projektoval:	Marie Šneiderová	Autorizoval:	Ing. Jaroslav Brabec	Změny, pozn.: umístění trafostanice, vedení M
	Kreslil:	Marie Šneiderová	Provoz. záměr:	Martin Šitta, ČEZ Distribuce a.s.	
	Datum:	březen 2019	Č. stavby invest.:	IE-12-8006712	
	Stupeň:	územní řízení	Formát:	A3	
 ENPRO Energo ENPRO Energo s.r.o. Sokolská 137/45, 757 01 Valašské Meziříčí Pracoviště Zábřeh			Název stavby / objektu:		Investor:
			Kunčice - střed DTS, NNv, NNk		ČEZ Distribuce a.s.
			Název výkresu:		Č. výkr.:
			situace stavby na katastrální mapě		02-120121-2019

Legenda:

- vodní náhon MVE
- dosavadní vodovod
- dos. kabel NN SKITECH
- dosavadní zemní kabel
- projektovaný zemní kabel
- vedení telekomunikací venkovní
- vedení telekomunikací zemní
- zemní odvody vedení NN
- krajce vozovky, terénní nerovnosti
- dosavadní venk. vedení NN
- vedení VN 22kV dosavadní
- trafostanice
- distribuční rozvaděče NN
- poj, přípojkové skříně
- skřín v pilíři
- uzemnění FeZn 30/4
- výstražná tabulka
- ploty ze dřevin, zidky
- ploty
- přípojně místo (elektroměr)

K.ú. Kunčice pd Kral.Sněžníkem

Měřítko:	Projektovatel:	Marie Šneiderová	Autorizoval:	Ing. Jaroslav Brábec	Změny, pozn.:	umístění trafostanice, vedení NN
1 : 1000	Kreslil:	Marie Šneiderová	Provoz. záměr:	Martin Šitta, ČEZ Distribuce a.s.		
	Datum:	březen 2019	Č. stavby invest.:	IE-12-8006712		
	Stupeň:	územní řízení	Formát:	A3		
ENPRO Energo ENPRO Energo s.r.o. Sokolská 137/45, 757 01 Valašské Meziříčí Pracoviště Zábřeh			Název stavby / objektu: Kunčice - střed DTS, NNv, NNk		Investor: ČEZ Distribuce a.s.	
			Název výkresu: situace stavby křížení Kunčického potoka		Č. výkr.: 01-120121-2019	