


KANALIZACE HORNÍ TŘEŠŇOVEC M 1: 15 000

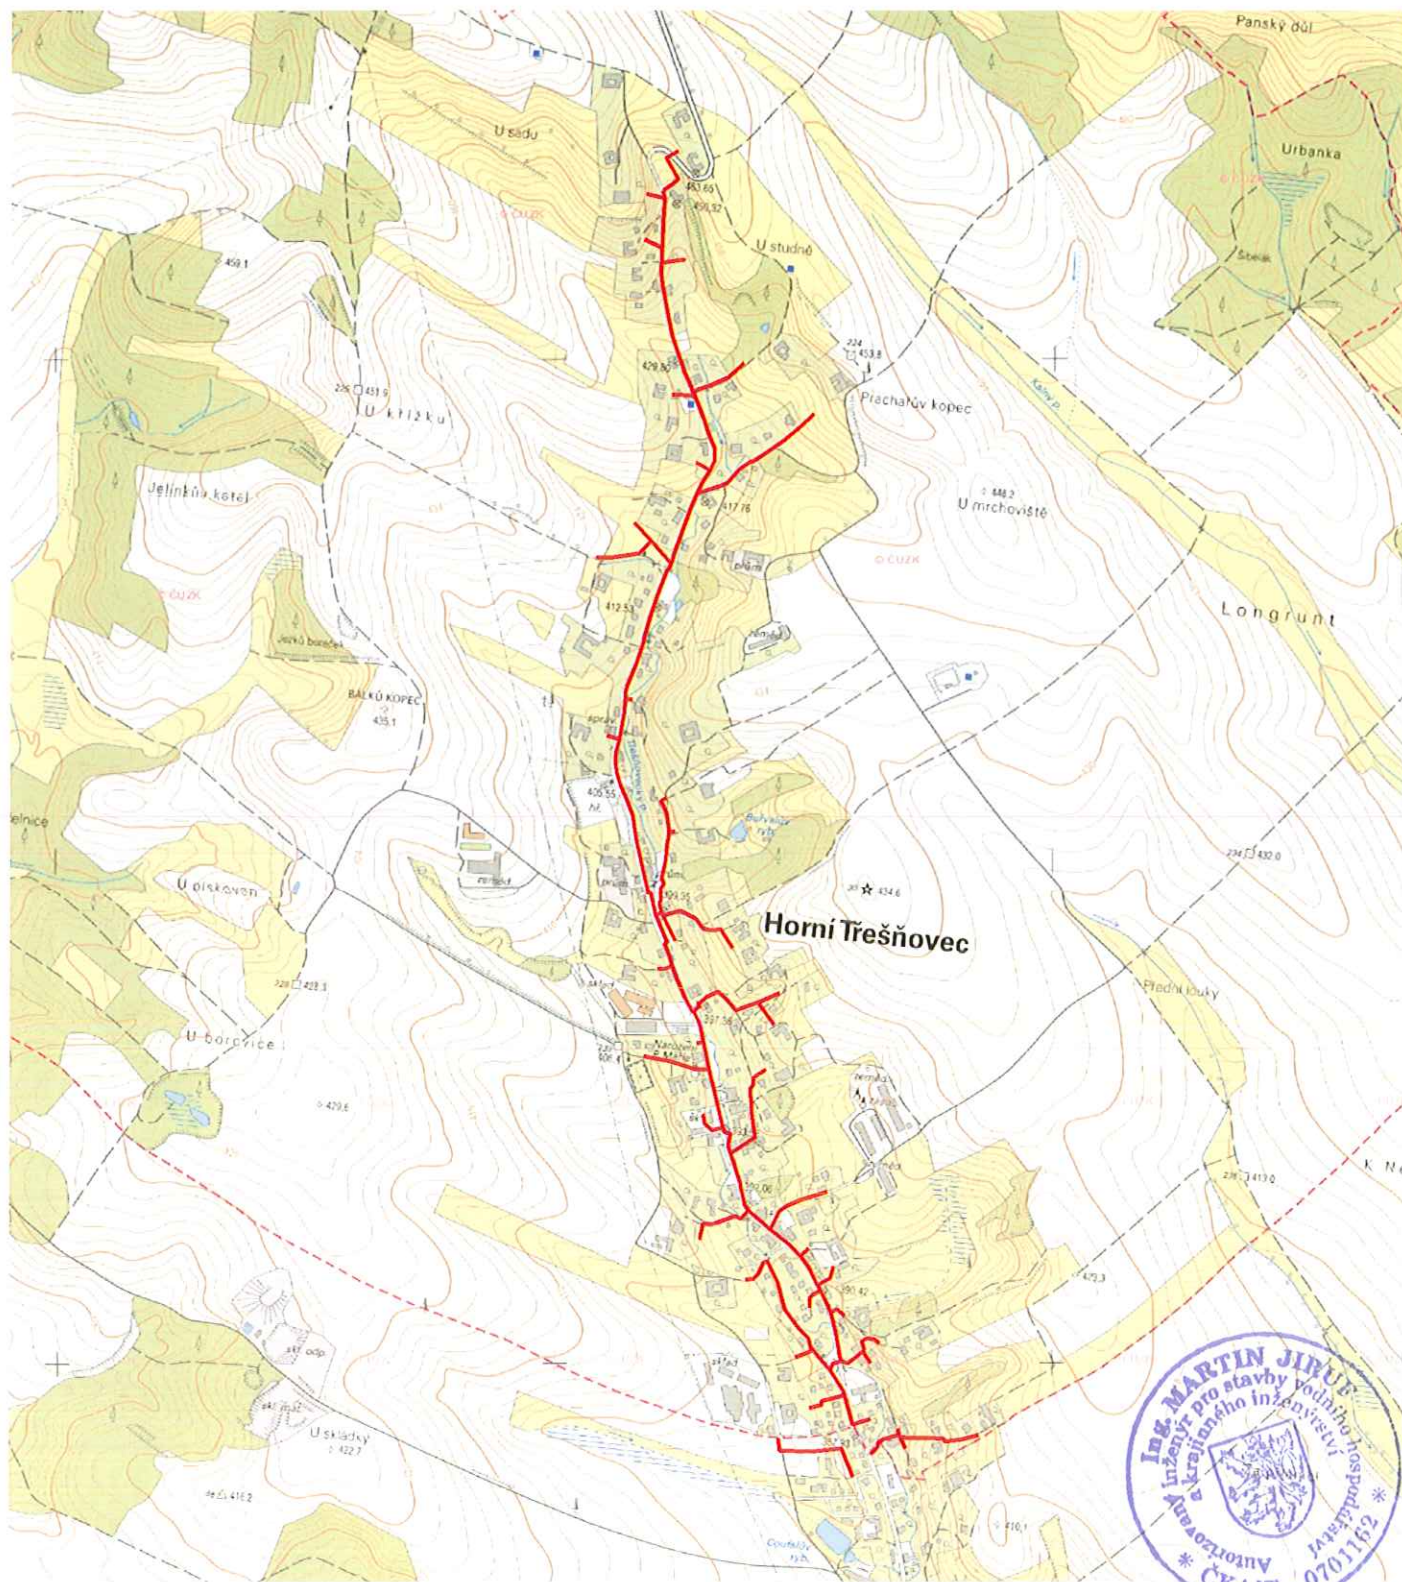

Vypracoval Ing. Ondřej Hanuš	Kreslil Ing. Ondřej Hanuš	Zodp. Projektant Ing. Martin Jiruf	VODOVODY A KANALIZACE  Jablonné nad Orlicí a s. Slezská 350 561 64 Jablonné n. Orlicí	
Investor: VAK Jablonné nad Orlicí, a.s.		Kraj: Pardubický	Formát: 1xA4	Datum: 7/2017
Akce: KANALIZACE HORNÍ TŘEŠŇOVEC		Měřítko: 1:15000		
Příloha: SITUACE ŠIRŠÍCH VZTAHŮ		Příloha: C.1		