


Situace

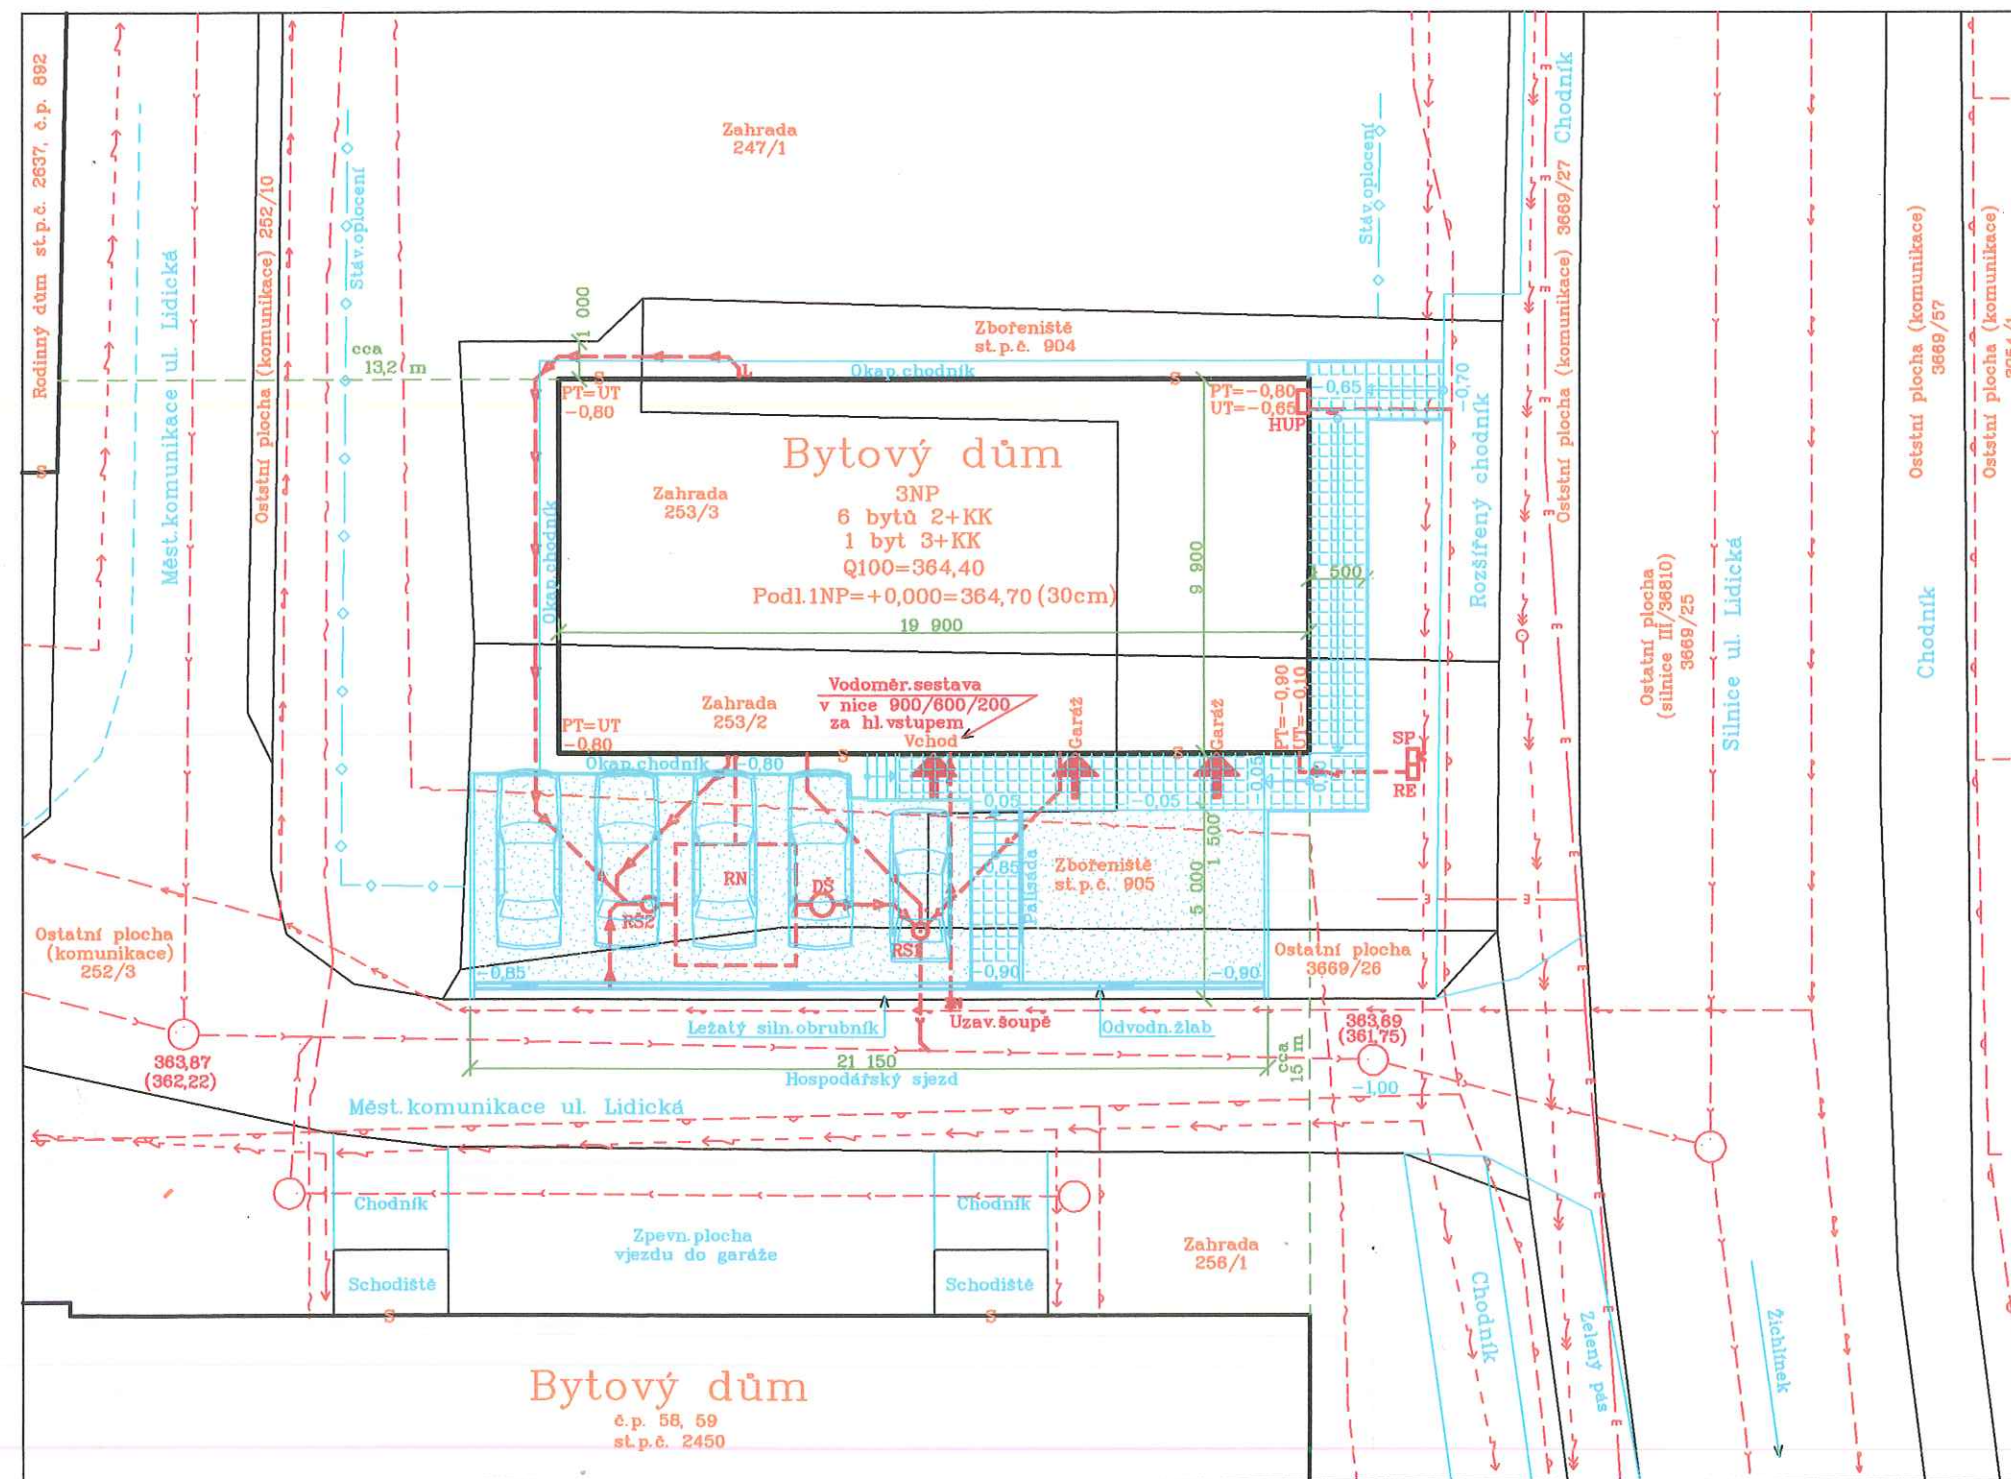

- Městský vodovod
- Vodovodní přípojka PE DN50
- Městská kanalizace
- Kanalizační přípojka PVC KG DN200
- RS1 Revizní šachta DN400
- RS2 Podzemní filtrační šachta DN400
- Dešťová kanalizace
- RN Retenční nádrž min. 6,2 m3
- DŠ Škrťací šachta s regulovaným odtokem 0,2 l/s
- L Lapač střešních splavenin
- Městský plynovod
- Plynovodní přípojka
- Podzemní vedení NN
- Přípojka NN podz. kabelem
- Vrchní vedení NN
- Podzemní vedení SEK
- Podzemní vedení OMEGATECH

- Pojízdňá zpevněná plocha
Zatrávňovací tvárnice
- Pochůzná zpevněná plocha
Zámková dlažba



1

Projektant: ing. Josef Motl, 561 56 Horní Čermná 335, tel.: 736 767 521
autorizovaný inženýr pro pozemní stavby č. 0700398, IČ: 60145595

Akce: Bytový dům
Místo: Lanškroun
st.p.č. 904, 905, p.p.č. 253/2, 253/3
Výkres: Situace

Formát: 2A4	Datum: 1/2021
Měřítko 1: 200	Č. zak.: 2107
Stupeň: UR+SP	Příloha: C

Investor: Štěpán Kolomý, Italská 485, Lanškroun
Adam Kolomý, Italská 485, Lanškroun