
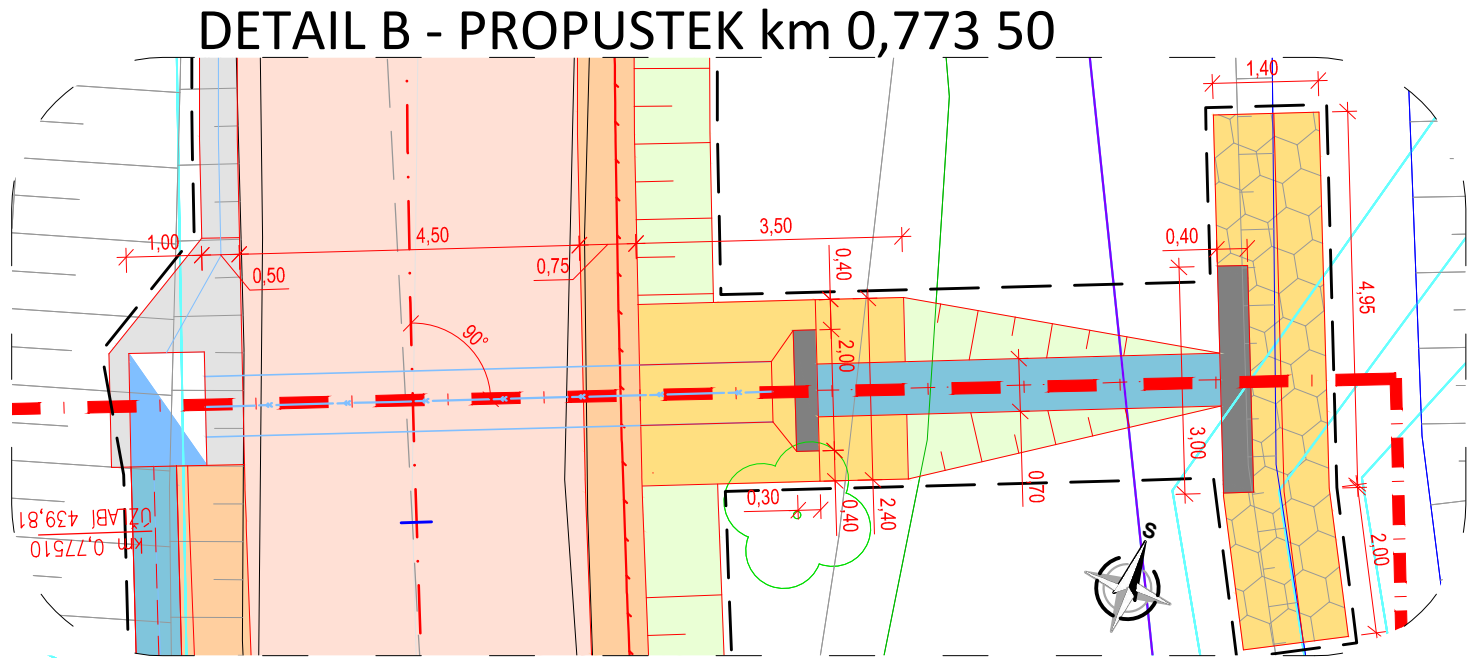


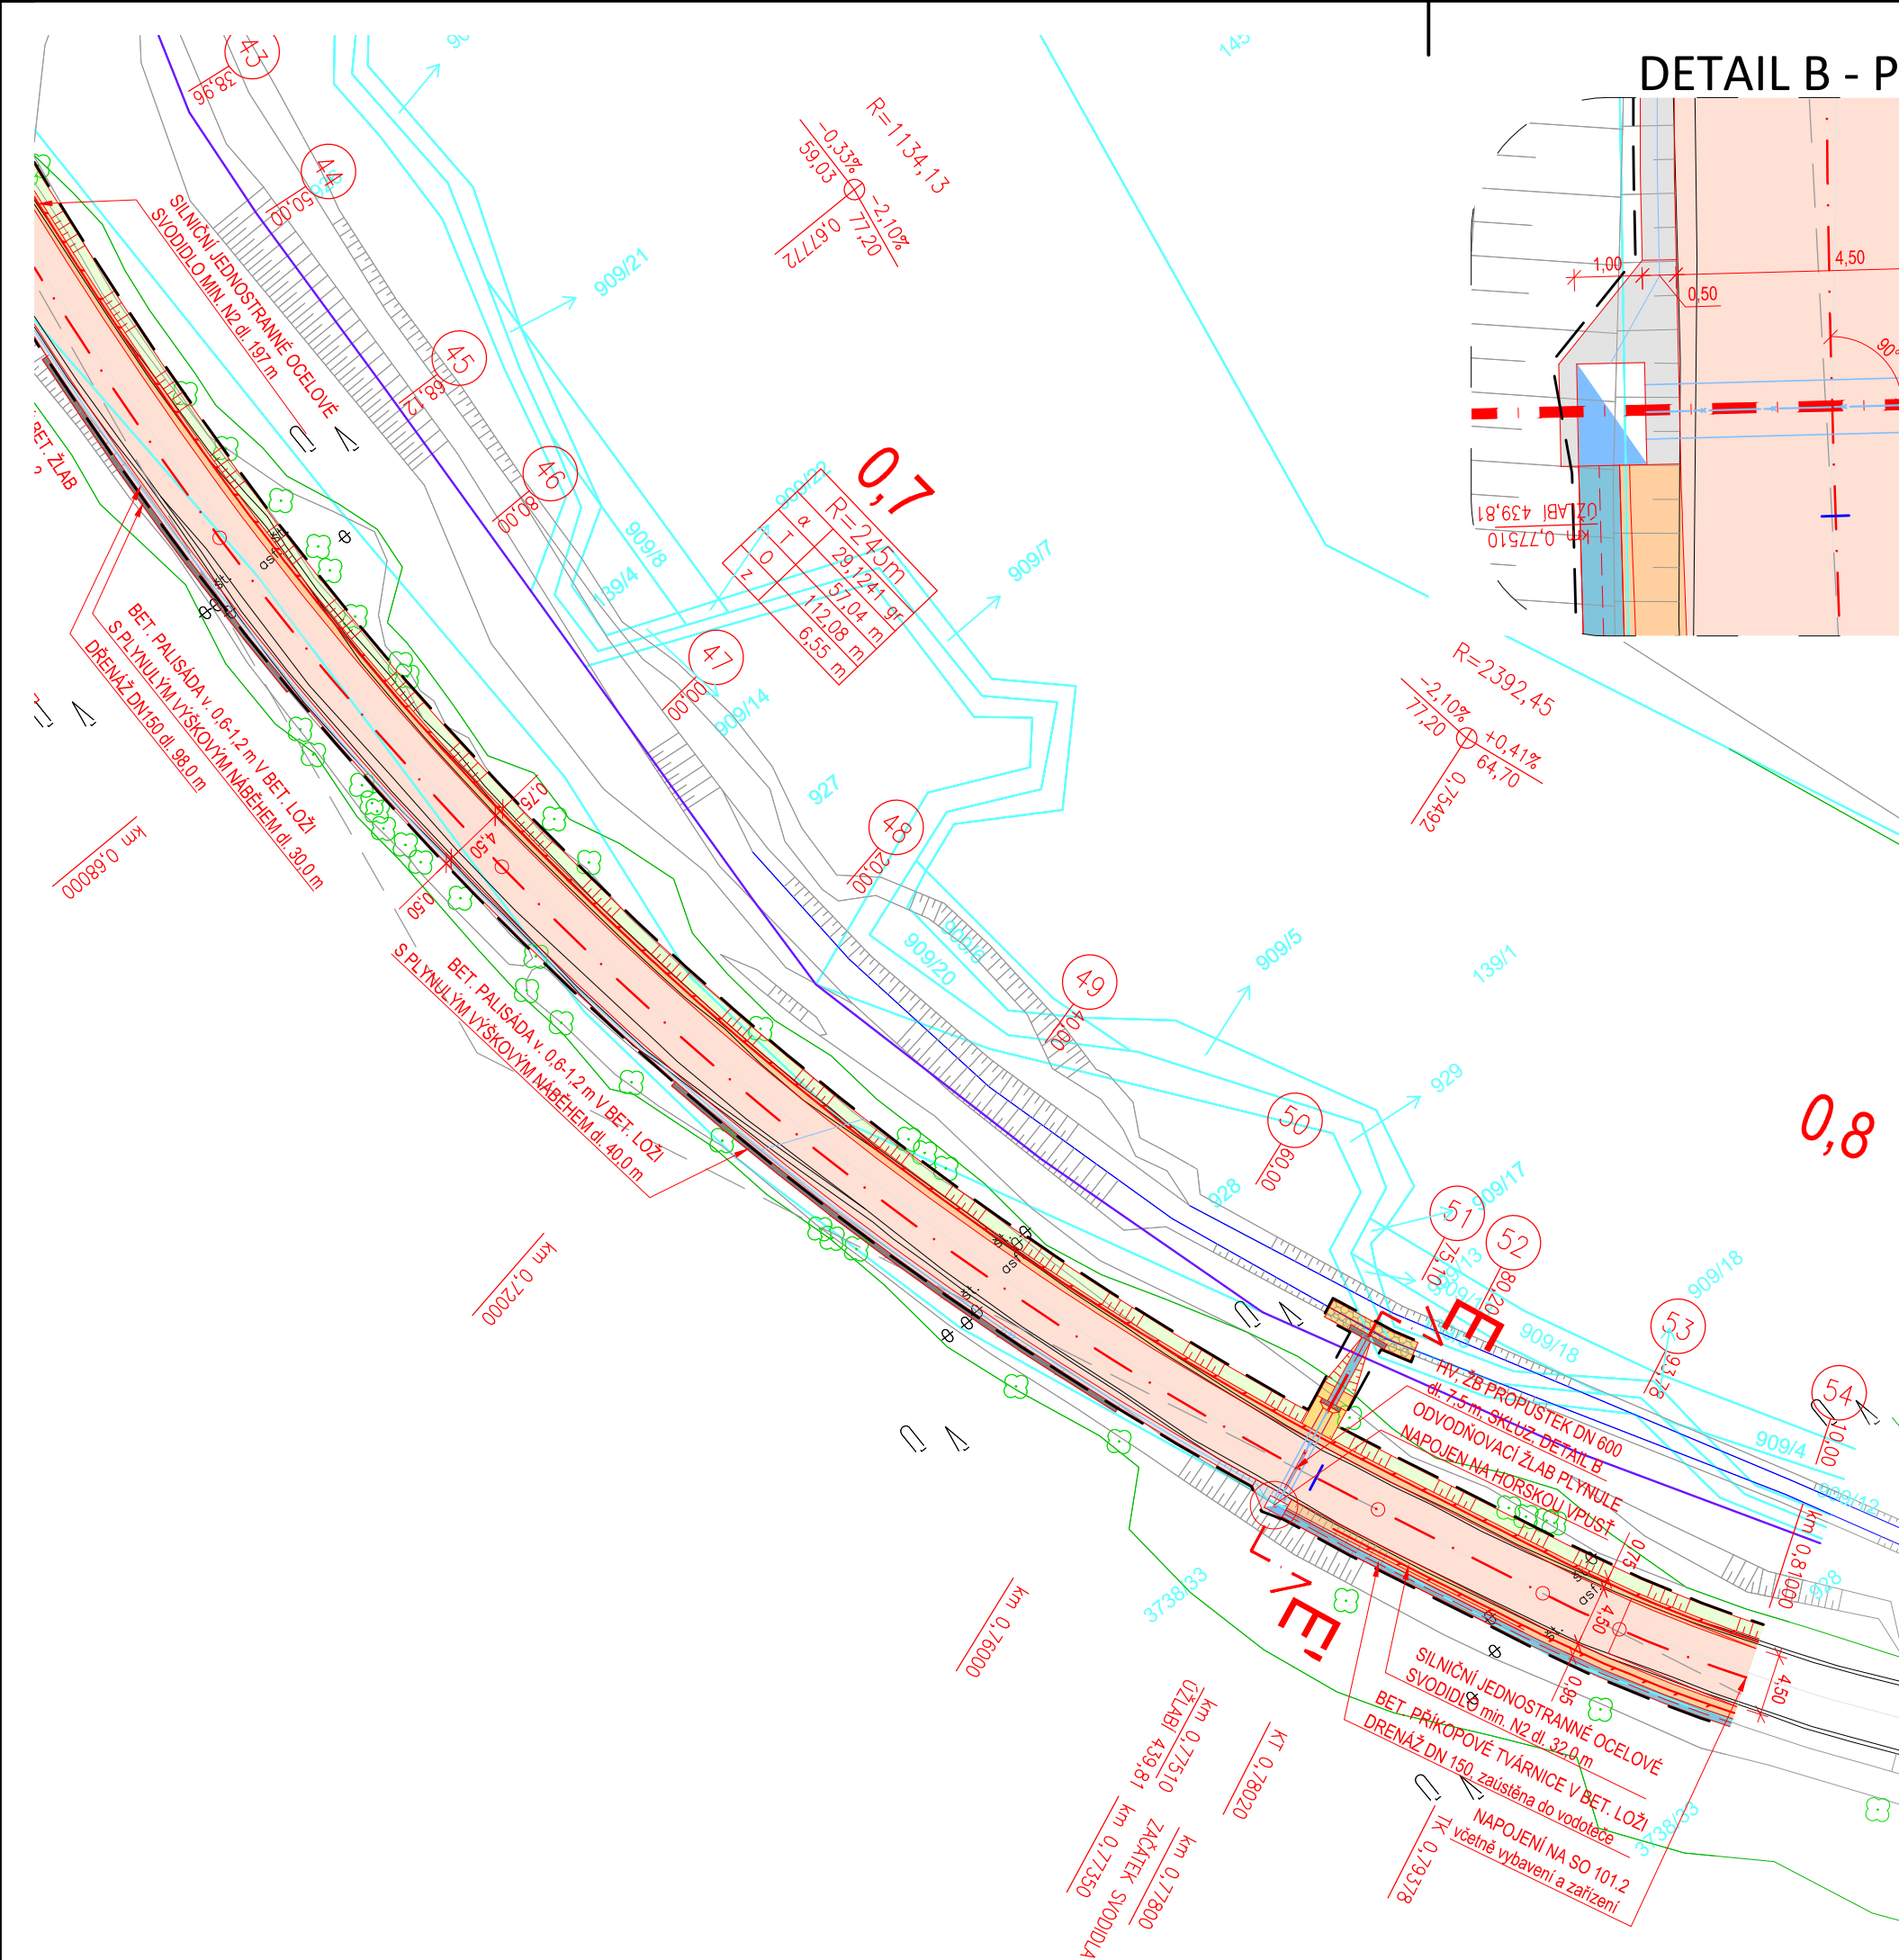

| STAV | NÁVRH |                                                                              |
|------|-------|------------------------------------------------------------------------------|
|      |       | ZAMĚŘENÍ – VÝŠKOPIS, POLOHOPIS                                               |
|      |       | KN – DIGITALIZOVANÝ                                                          |
|      |       | TĚLESO POZEMNÍ KOMUNIKACE                                                    |
|      |       | PRACOVNÍ SPÁRA                                                               |
|      |       | HRANICE STAVBY                                                               |
|      |       | SILNIČNÍ OCELOVÉ SVODIDLO                                                    |
|      |       | SILNIČNÍ OBRUBA/BET. PALISÁDA V BET. LOŽI                                    |
|      |       | ODVODŇOVACÍ POTRUBÍ PVC/PP DN150 – DN400 SN16                                |
|      |       | DRENÁŽ ZEMNÍHO TĚLESA – DN150, VÝÚSTĚNÍ ZPEVNĚNO LOMOVÝM KAMENEM V BET. LOŽI |
|      |       | KRYT VOZOVKY – ASFALTOVÝ BETON ACO 11                                        |
|      |       | NEZPEVNĚNÁ KRAJNICE – R-MAT                                                  |
|      |       | ZEMNÍ TĚLESO SILNICE – ZEMINA OSETA TRAVNÍM SEMENENEM                        |
|      |       | NAPOJENÍ NEZPEVNĚNÝCH SJEZDŮ – R-MAT                                         |
|      |       | NAPOJENÍ ZPEVNĚNÝCH KOMUNIKACÍ – ACO 11, ACL 16                              |
|      |       | DLAŽBA Z LOMOVÉHO KAMENE V BET. LOŽI                                         |
|      |       | POHOZ Z LOMOVÉHO KAMENE                                                      |
|      |       | PRVKY Z MONOLITICKÉHO BETONU                                                 |
|      |       | ZPEVNĚNÝ PŘÍKOP Z BET. TVÁRNIC                                               |
|      |       | ODVODŇOVACÍ PROUŽEK ZE ŽUL. KOSTEK V BET. LOŽI                               |
|      |       | ODVODŇOVACÍ PROUŽEK MONOLITICKÝ ŽLAB CURB-KING                               |
|      |       | ULIČNÍ VPUSŤ MŘIŽ 500x500                                                    |
|      |       | HORSKÁ VPUSŤ                                                                 |
|      |       | STROMY STÁVAJÍCÍ/KE KÁCENÍ                                                   |

! Vytyčení IS je orientační. Před započítím stavebních prací je nutné požádat správce IS o jejich vytyčení.

! Pozn.:

- Místní komunikace, účelové komunikace a sjezdy budou napojeny dle stávající šířky.
- Stavba se nachází v ochranném pásmu lesa v km 0,000 – km 1,5

| S-JTSK                                                                                                                                                                                |                                  |                                               | Výškový systém B.p.v. |                    |
|---------------------------------------------------------------------------------------------------------------------------------------------------------------------------------------|----------------------------------|-----------------------------------------------|-----------------------|--------------------|
| PROJEKTANT:<br>Ing. Michal Švarc                                                                                                                                                      | VYPRACOVAL:<br>Ing. Michal Švarc | KONTROLOVAL:<br>Ing. František Haburaj, Ph.D. | ZPRACOVATEL:<br>      |                    |
| INVESTOR: Správa a údržba silnic Pardubického kraje, Doubravice 98, 533 53 Pardubice                                                                                                  |                                  |                                               | ČÍSLO ZAKÁZKY:        | FORMÁTY:<br>3 x A4 |
| KRAJ/OBEC: Pardubický kraj / Anenská Studánka                                                                                                                                         |                                  |                                               | DATUM: 09.2020        | PARÉ:              |
| STAVBA:<br>OPRAVA SILNICE III/36812 ANENSKÁ STUDÁNKA - KŘIŽ. I/43                                                                                                                     |                                  |                                               | STUPENĚ: DUSP         | PRÍL. Č.:<br>2.3   |
| STAVEBNÍ OBJEKT:<br>SO 101.1                                                                                                                                                          |                                  |                                               | MĚŘÍTKO: 1:500        |                    |
| NÁZEV PŘÍLOHY:<br>SITUACE POZEMNÍ KOMUNIKACE                                                                                                                                          |                                  |                                               | ČÁST:<br>D.1.1.       |                    |
| DOKUMENTACI LZE UŽÍVAT POUZE VE SMYSLU PŘÍSLUŠNÉ SMLOUVY O DILO, VÝKRES, ČI JEHO ČÁST, MŮŽE BÝT KOPIROVÁN, NEBO JINÝM ZPŮSOBEM ROZŠÍŘOVÁN, POUZE PO PŘEDCHOZÍM SOUHLASU ZPRACOVATELE. |                                  |                                               |                       |                    |