


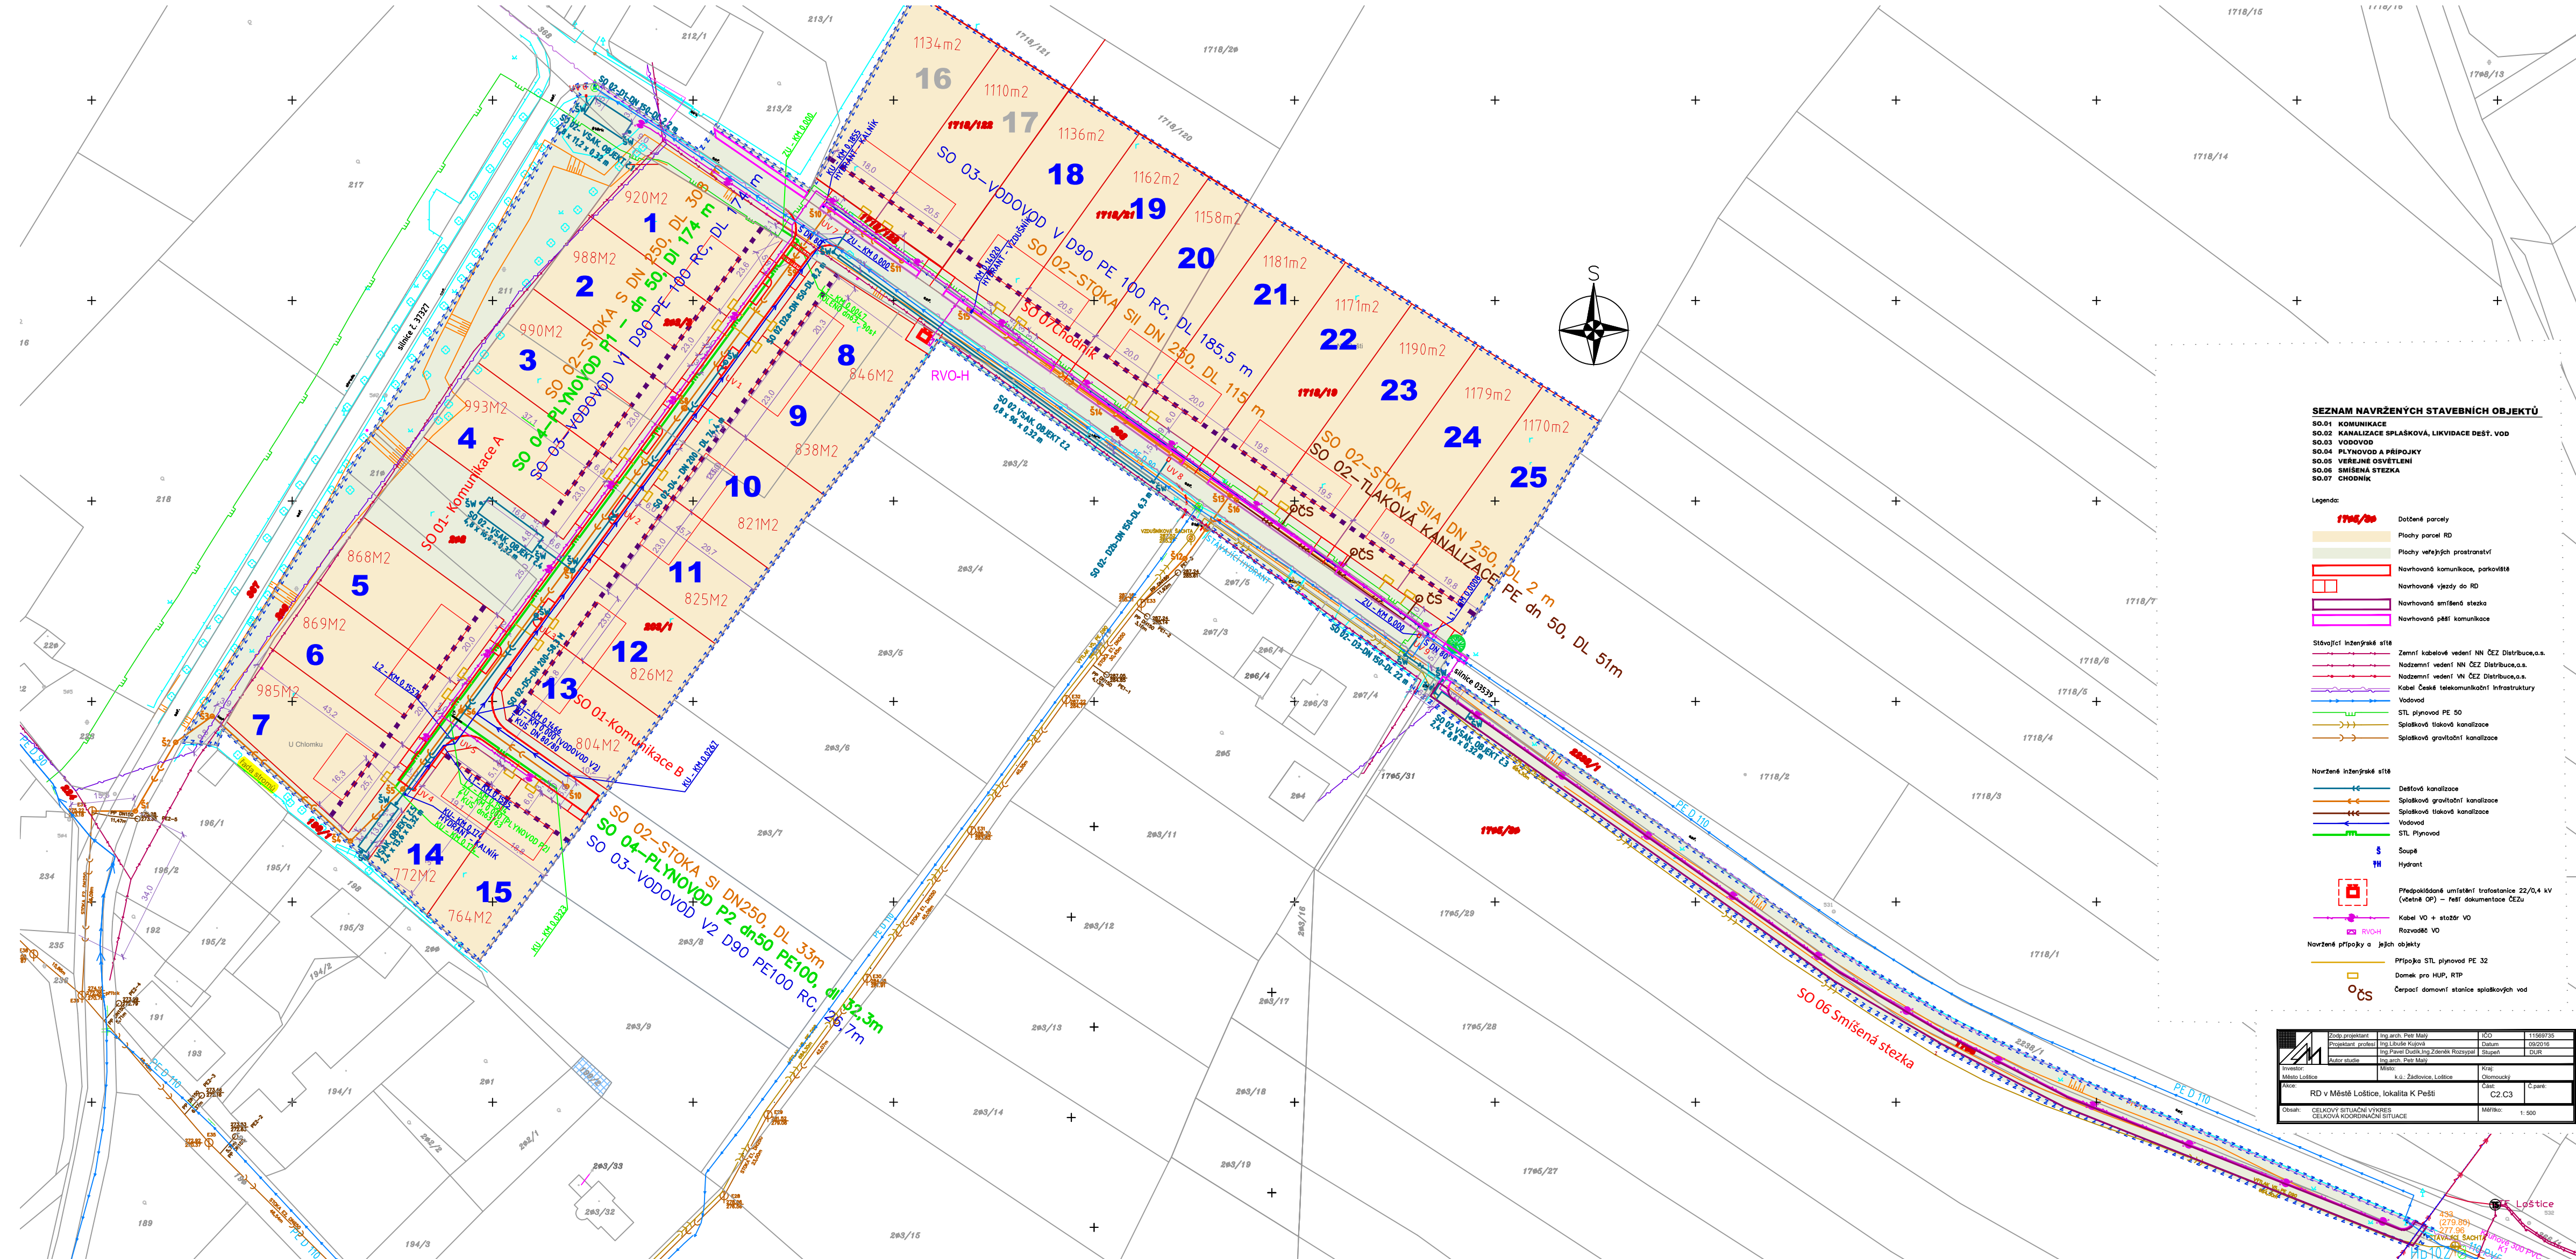

SEZNAM NAVRŽENÝCH STAVEBNÍCH OBJEKTŮ

- SO.01 KOMUNIKACE
- SO.02 KANALIZACE SPLÁŠKOVÁ, LIKVIDACE DEŠŤ. VOD
- SO.03 VODOVOD
- SO.04 PLYNOVOD A PŘÍPOJKY
- SO.05 VEŘEJNÉ OSVĚTLENÍ
- SO.06 SMÍŠENÁ STEZKA
- SO.07 CHODNÍK

Legenda:

- 1705/20 Dotted parcels
- Plochy parcel RD
- Plochy veřejných prostranství
- Navrhované komunikace, parkoviště
- Navrhované vjezdy do RD
- Navrhované smíšená stezka
- Navrhované pěší komunikace

- Stávající inženýrské sítě
- Zemní kabelové vedení NN ČEZ Distribuce, a.s.
  - Nadzemní vedení NN ČEZ Distribuce, a.s.
  - Nadzemní vedení VN ČEZ Distribuce, a.s.
  - Kabel České telekomunikační infrastruktury
  - Vodovod
  - STL plynovod PE 50
  - Splásková tlaková kanalizace
  - Splásková gravitační kanalizace

- Nové inženýrské sítě
- Dešťová kanalizace
  - Splásková gravitační kanalizace
  - Splásková tlaková kanalizace
  - Vodovod
  - STL Plynovod

- Šoupě
- Hydrant
- Předpokládané umístění trafostanice 22/0,4 kV (včetně OP) – řeší dokumentace ČEZu
- Kabel VO + stožár VO
- Rozvaděč VO
- Nové přípojky a jejich objekty
- Přípojka STL plynovod PE 32
- Domek pro HUP, RTP
- Čerpadlo domovní stanice spláskových vod

|                                                               |                  |                                        |          |           |
|---------------------------------------------------------------|------------------|----------------------------------------|----------|-----------|
|                                                               | Zodp. projektant | Ing. arch. Petr Malý                   | Číslo    | 11560735  |
|                                                               | Projektant       | Ing. Luboš Kojáček                     | Datum    | 08/2016   |
| Investor                                                      | Autorka studie   | Ing. Pavel Dvůřek, Ing. Zdeněk Rozypal | Stupeň   | DUR       |
|                                                               | Místo            | k.ú. Zádovce, Loštice                  | Kraj     | Olomoucký |
| RD v Městě Loštice, lokalita K Pešti                          |                  |                                        | Č. par.  | C2.C3     |
| Obsah: CELKOVÝ SITUÁČNÍ VÝKRES<br>CELKOVÁ KOORDINAČNÍ SITUACE |                  |                                        | Měřítko: | 1:500     |