

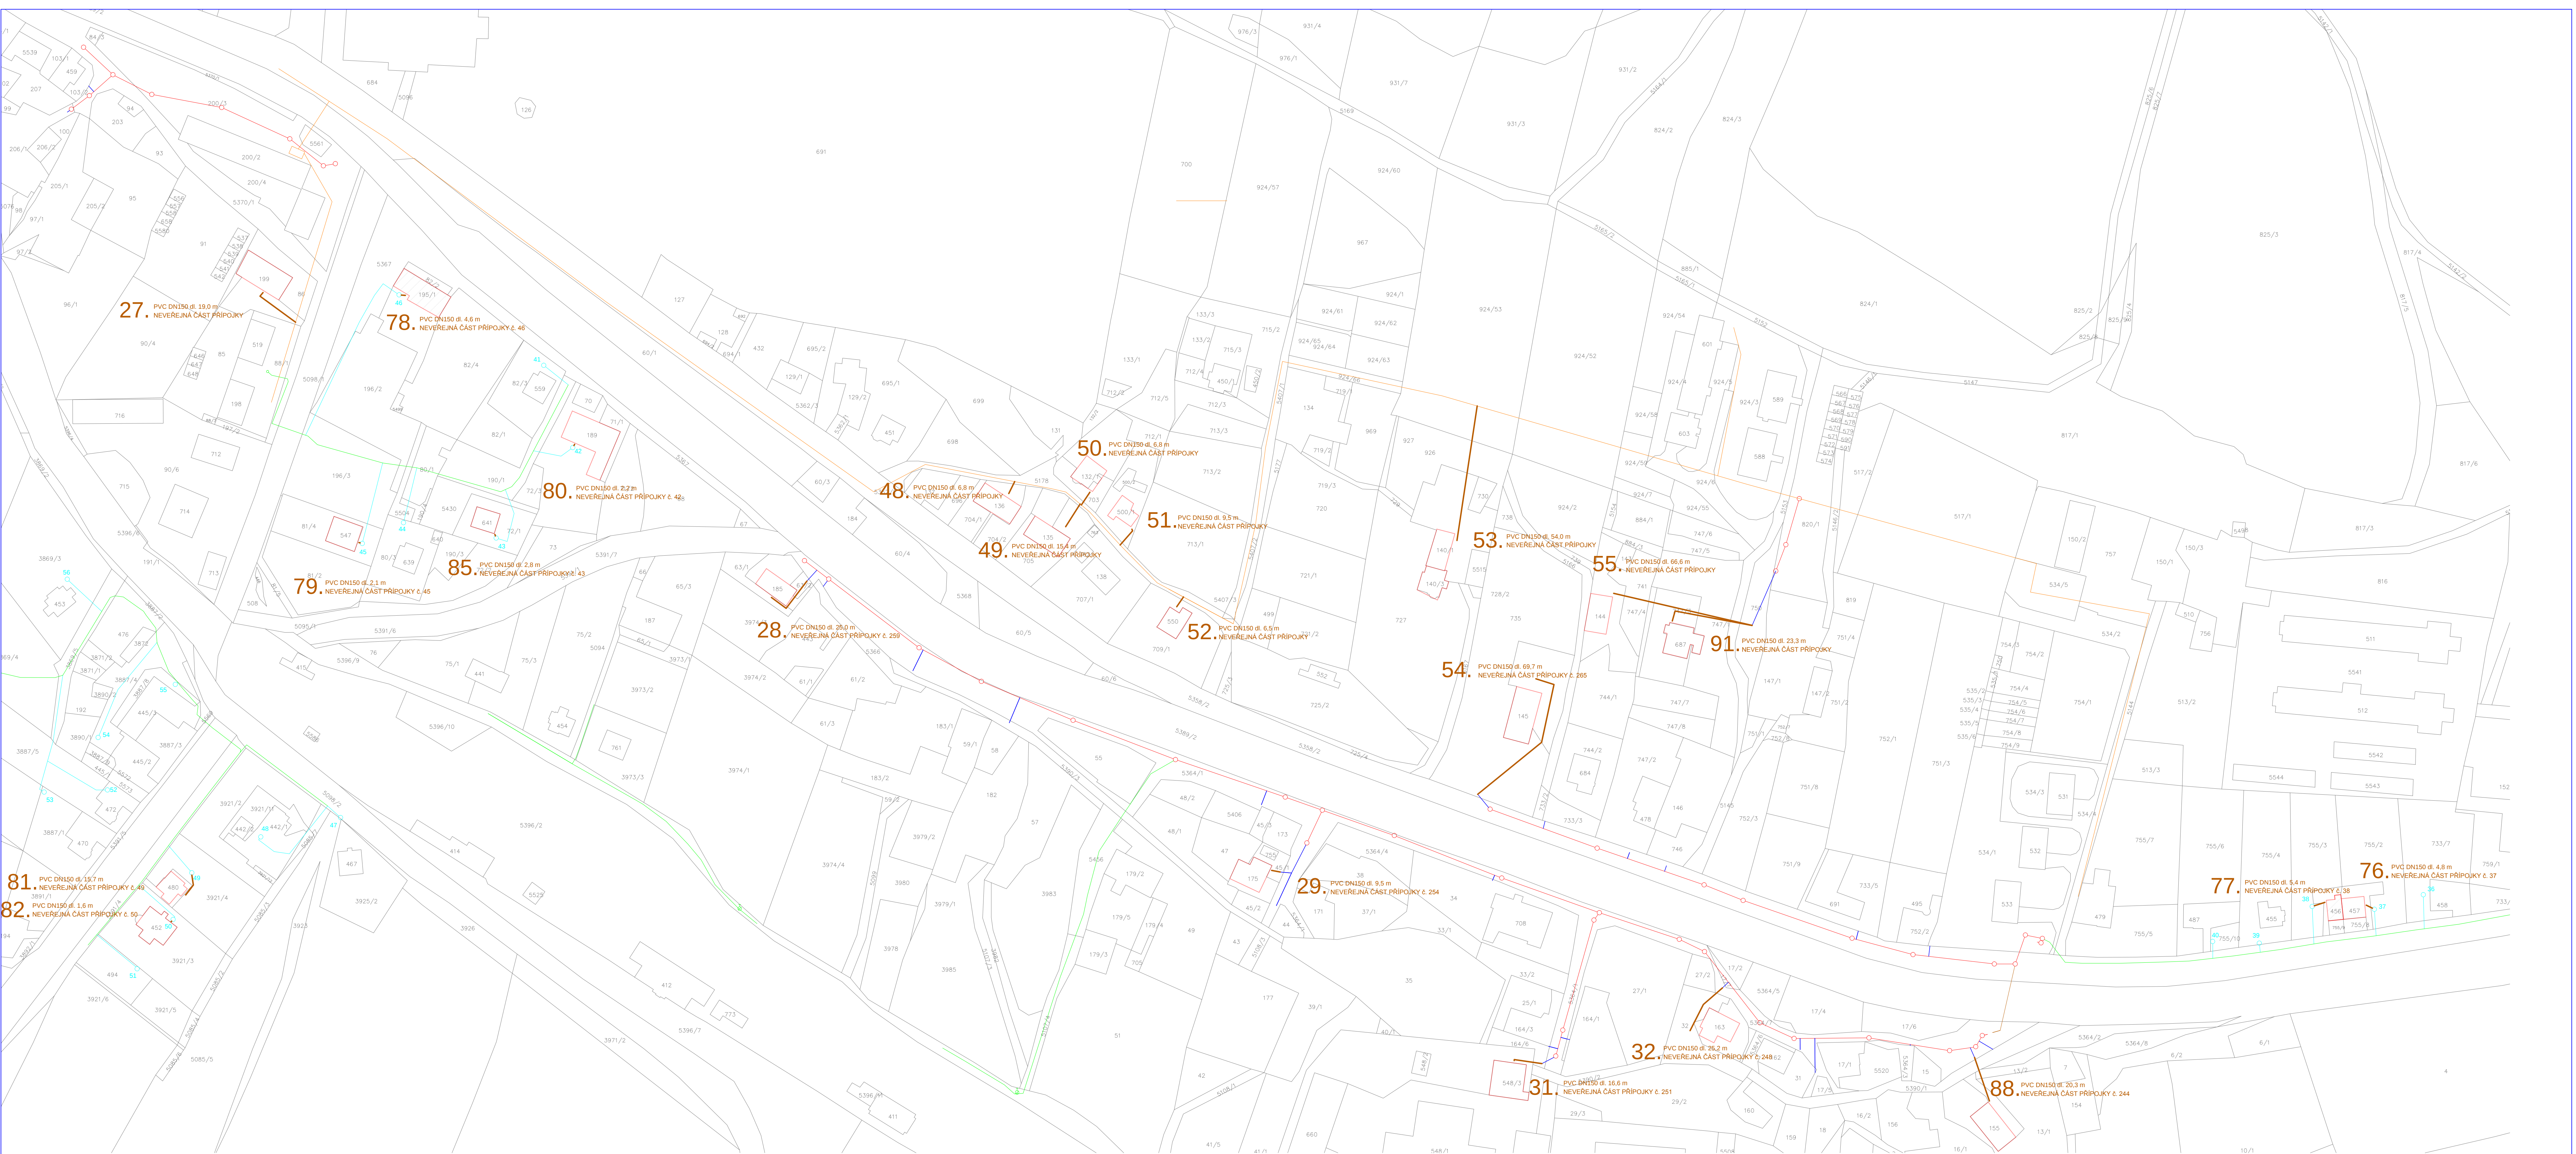


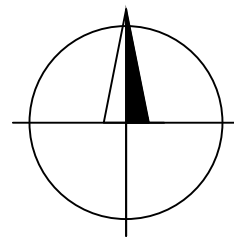

LEGENDA

- GRAVITAČNÍ KANALIZAČNÍ PŘÍPOJKY NEVEŘEJNÉ – PROJEKT
- STÁVAJÍCÍ KANALIZAČNÍ PŘÍPOJKY – VEŘEJNÁ ČÁST
- STÁVAJÍCÍ SPLAŠKOVÁ GRAVITAČNÍ KANALIZACE
- STÁVAJÍCÍ KANALIZAČNÍ ŠACHTY
- STÁVAJÍCÍ ČERPAČÍ STANICE DOMOVNÍ TLAKOVÉ PŘÍPOJKY
- STÁVAJÍCÍ DOMOVNÍ TLAKOVÉ PŘÍPOJKY
- STÁVAJÍCÍ VEŘEJNÁ TLAKOVÁ SPLAŠKOVÁ KANALIZACE

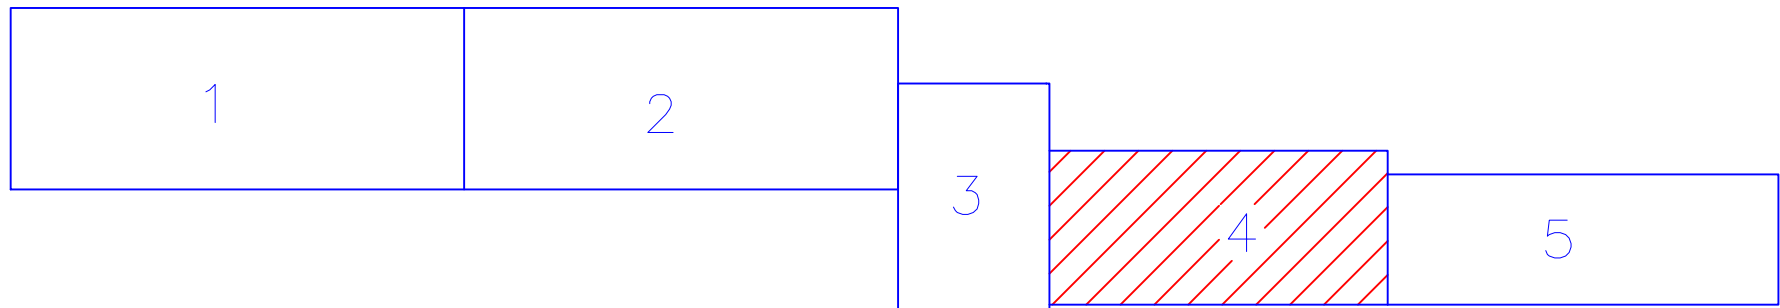

MÍSTO STAVBY: Jindřichov ve Slezsku				
KRAJ: Moravskoslezský				
KRESLIL: Ing. Radomír Pelc	KONTROLOVAL: Ing. Jan Fochler	VEDOUČÍ ODDELENÍ: Ing. Jan Fochler	JEDNATELKA: Ing. Alena Chvátková, MBA	
INVESTOR: Obec Jindřichov			STUPEŇ: DŮR	MĚŘÍTKO: 1:1000
STAVBA: Kanalizační přípojky II. etapa			POČET A4: 8	VÝKRES Č.: C-1.4
VÝKRES: Katastrální situace stavby – část III.			DATUM: 07/2017	ARCHIVNÍ Č.: 7020