





Zpracovatel dokumentace :	Investor :	Název stavby :	Část, název výkresu :	Odpovědný projektant :	Podpis :	Číslo investora :	Formát :	Výkres č. :
OPTOMONT, a.s.	T-Mobile Czech Republic a.s.	INSCZ FTTH LANŠKROUN 2	Projektová dokumentace pro územní řízení	Bogdan Kaleta ČKAIT: 1103438		1853.2		
U Kapliček 6/34, 180 00 Praha 8	Tomíčková 2144/1, Chodov, 148 00 Praha 4			Ing. Richard Gajdošík		DÚR		
						29.3.2018		
						29.11.2018		
						1:10 000	A3H	DÚR C.2-00



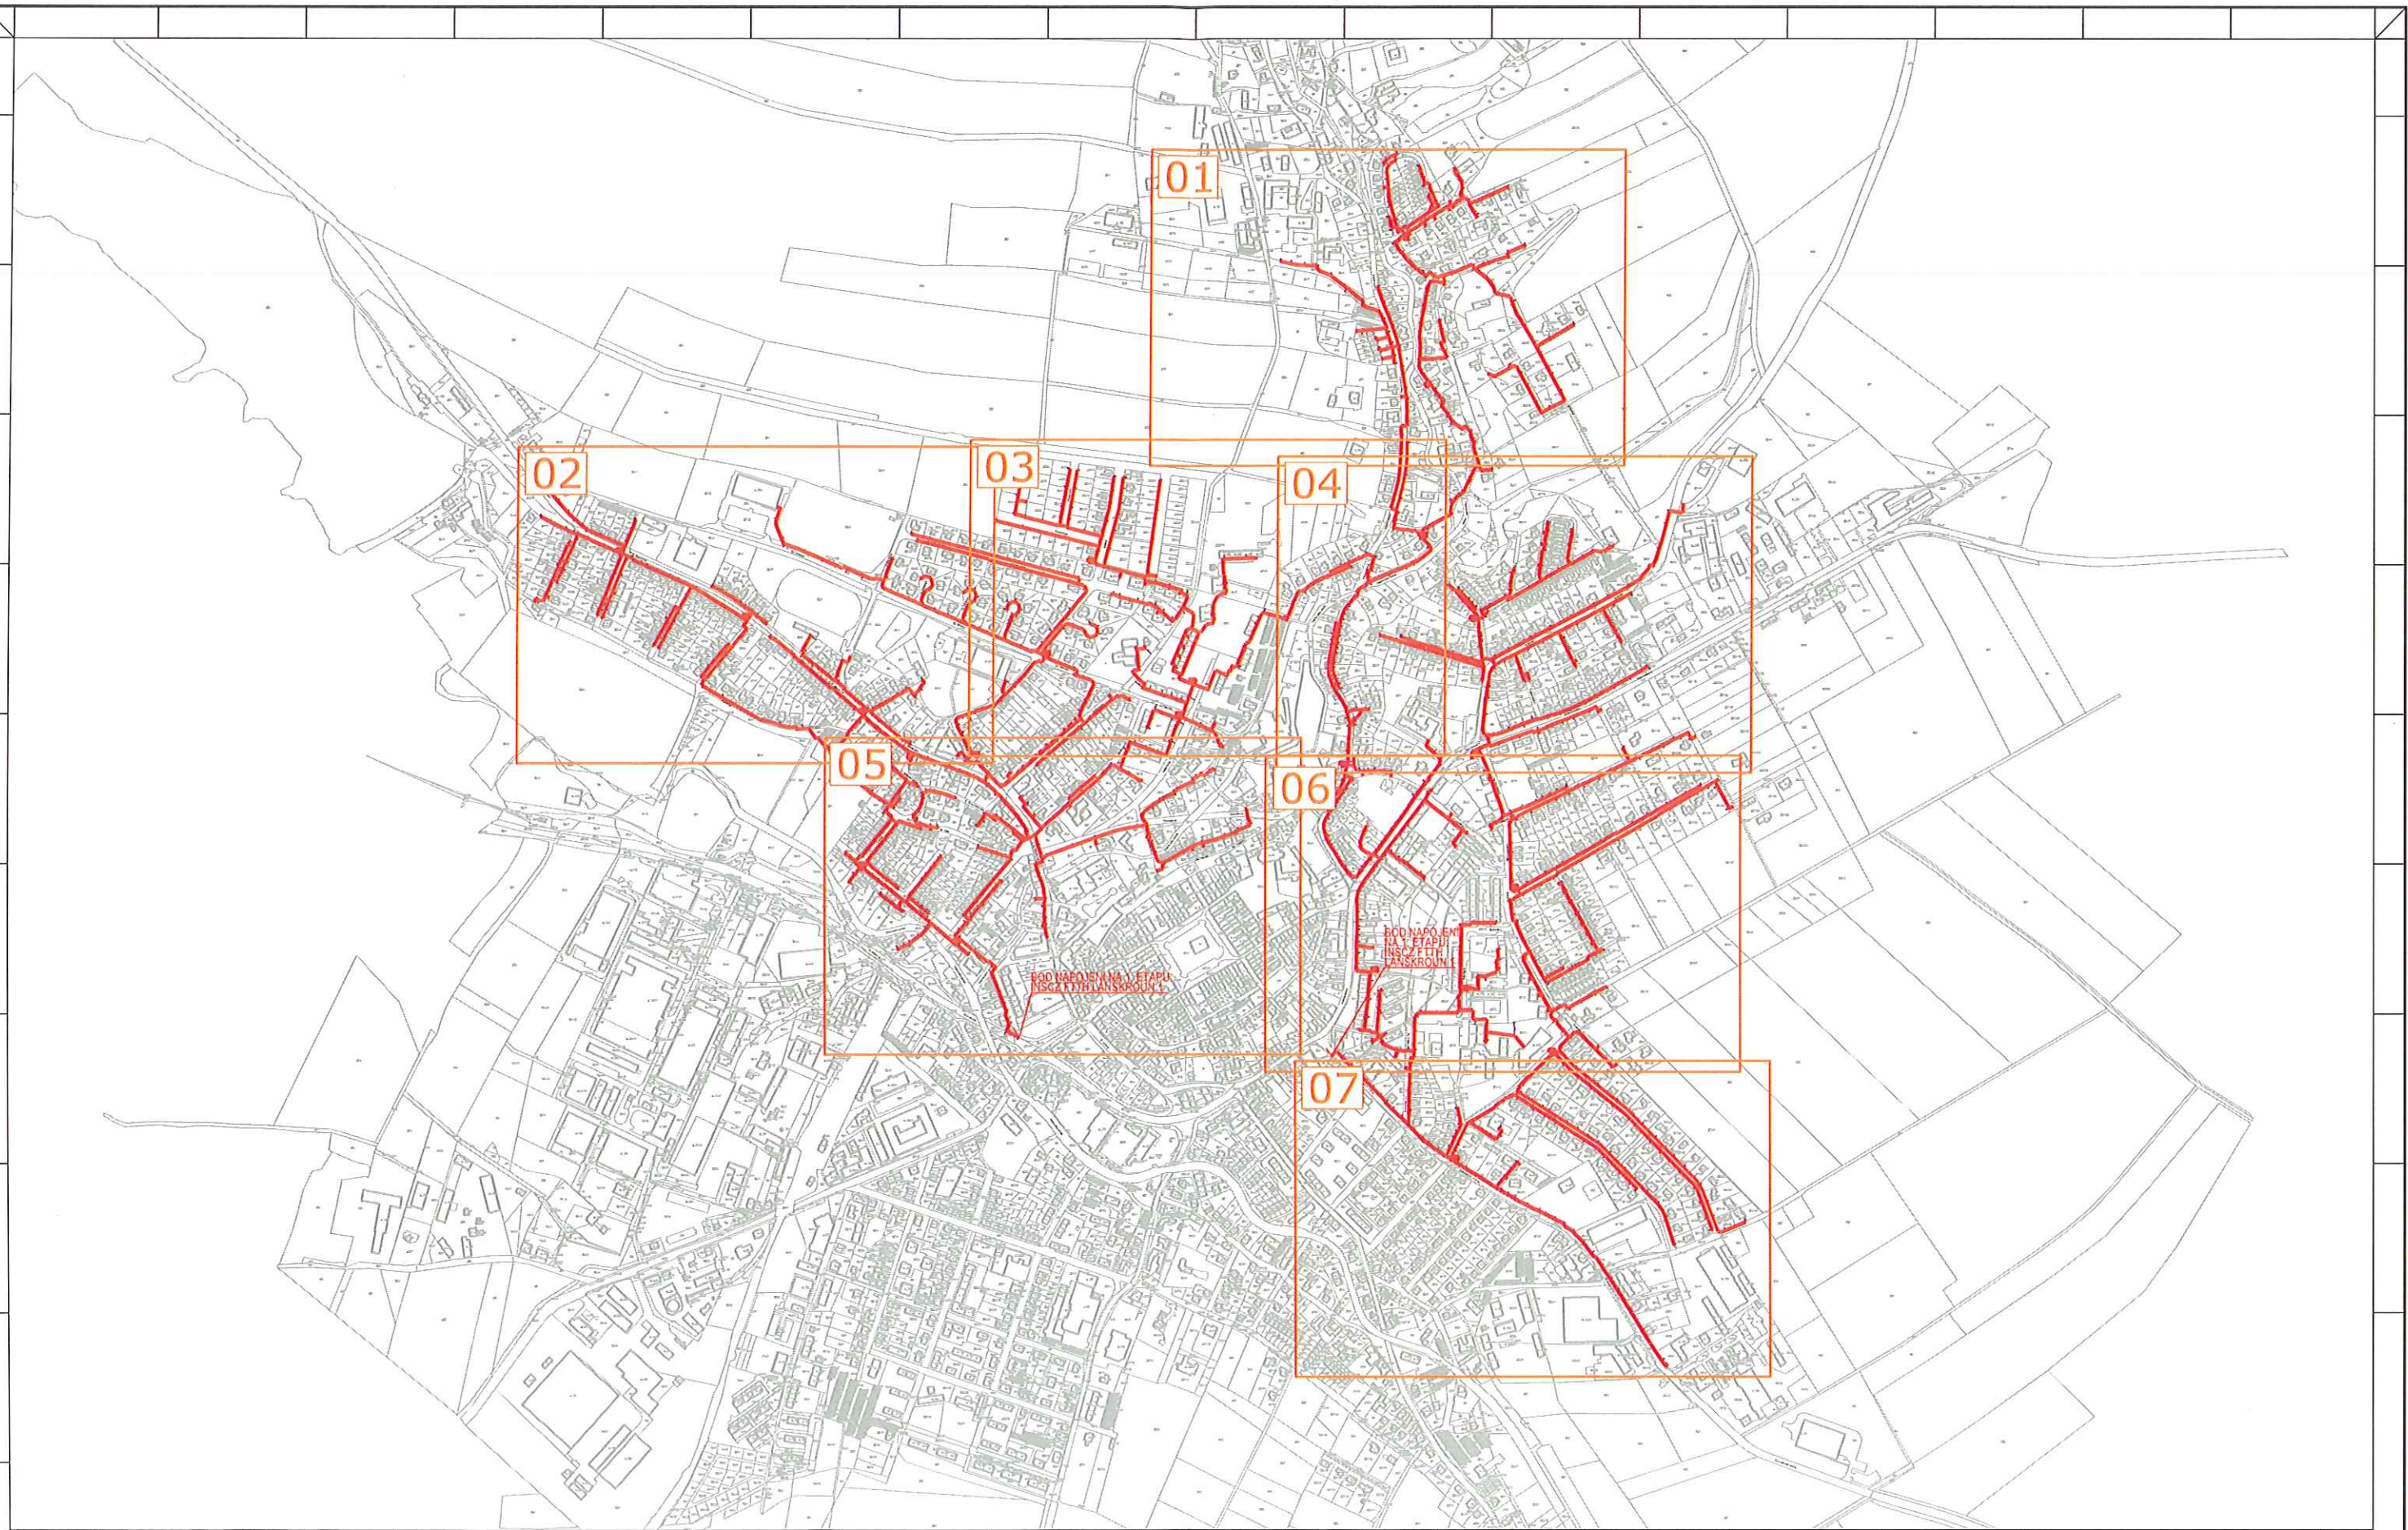

Legenda:
— Hranice parcel
— Nová trasa optického kabelu
● SKŘA POB


Zpracovatel: OPTOMONT, a.s. U Kapličky 6/94, 150 03 Praha 8	Zakazník: T-Mobile Czech Republic a.s. Tomčova 2144/1, Chodov, 148 00 Praha 4	Název akce: INSCZ FTTH LANŠKROUN 2	Druh akce: Projektová dokumentace pro územní řízení C2 - KATASTRÁLNÍ SITUACE VÝKRES	Vytvořil: Ing. Michal Šolc Kontrola: Ing. Michal Šolc	Měřítko: 1:1000	Měřítko: A1H Důr: C.2-02
--	--	--	---	--	---------------------------	---

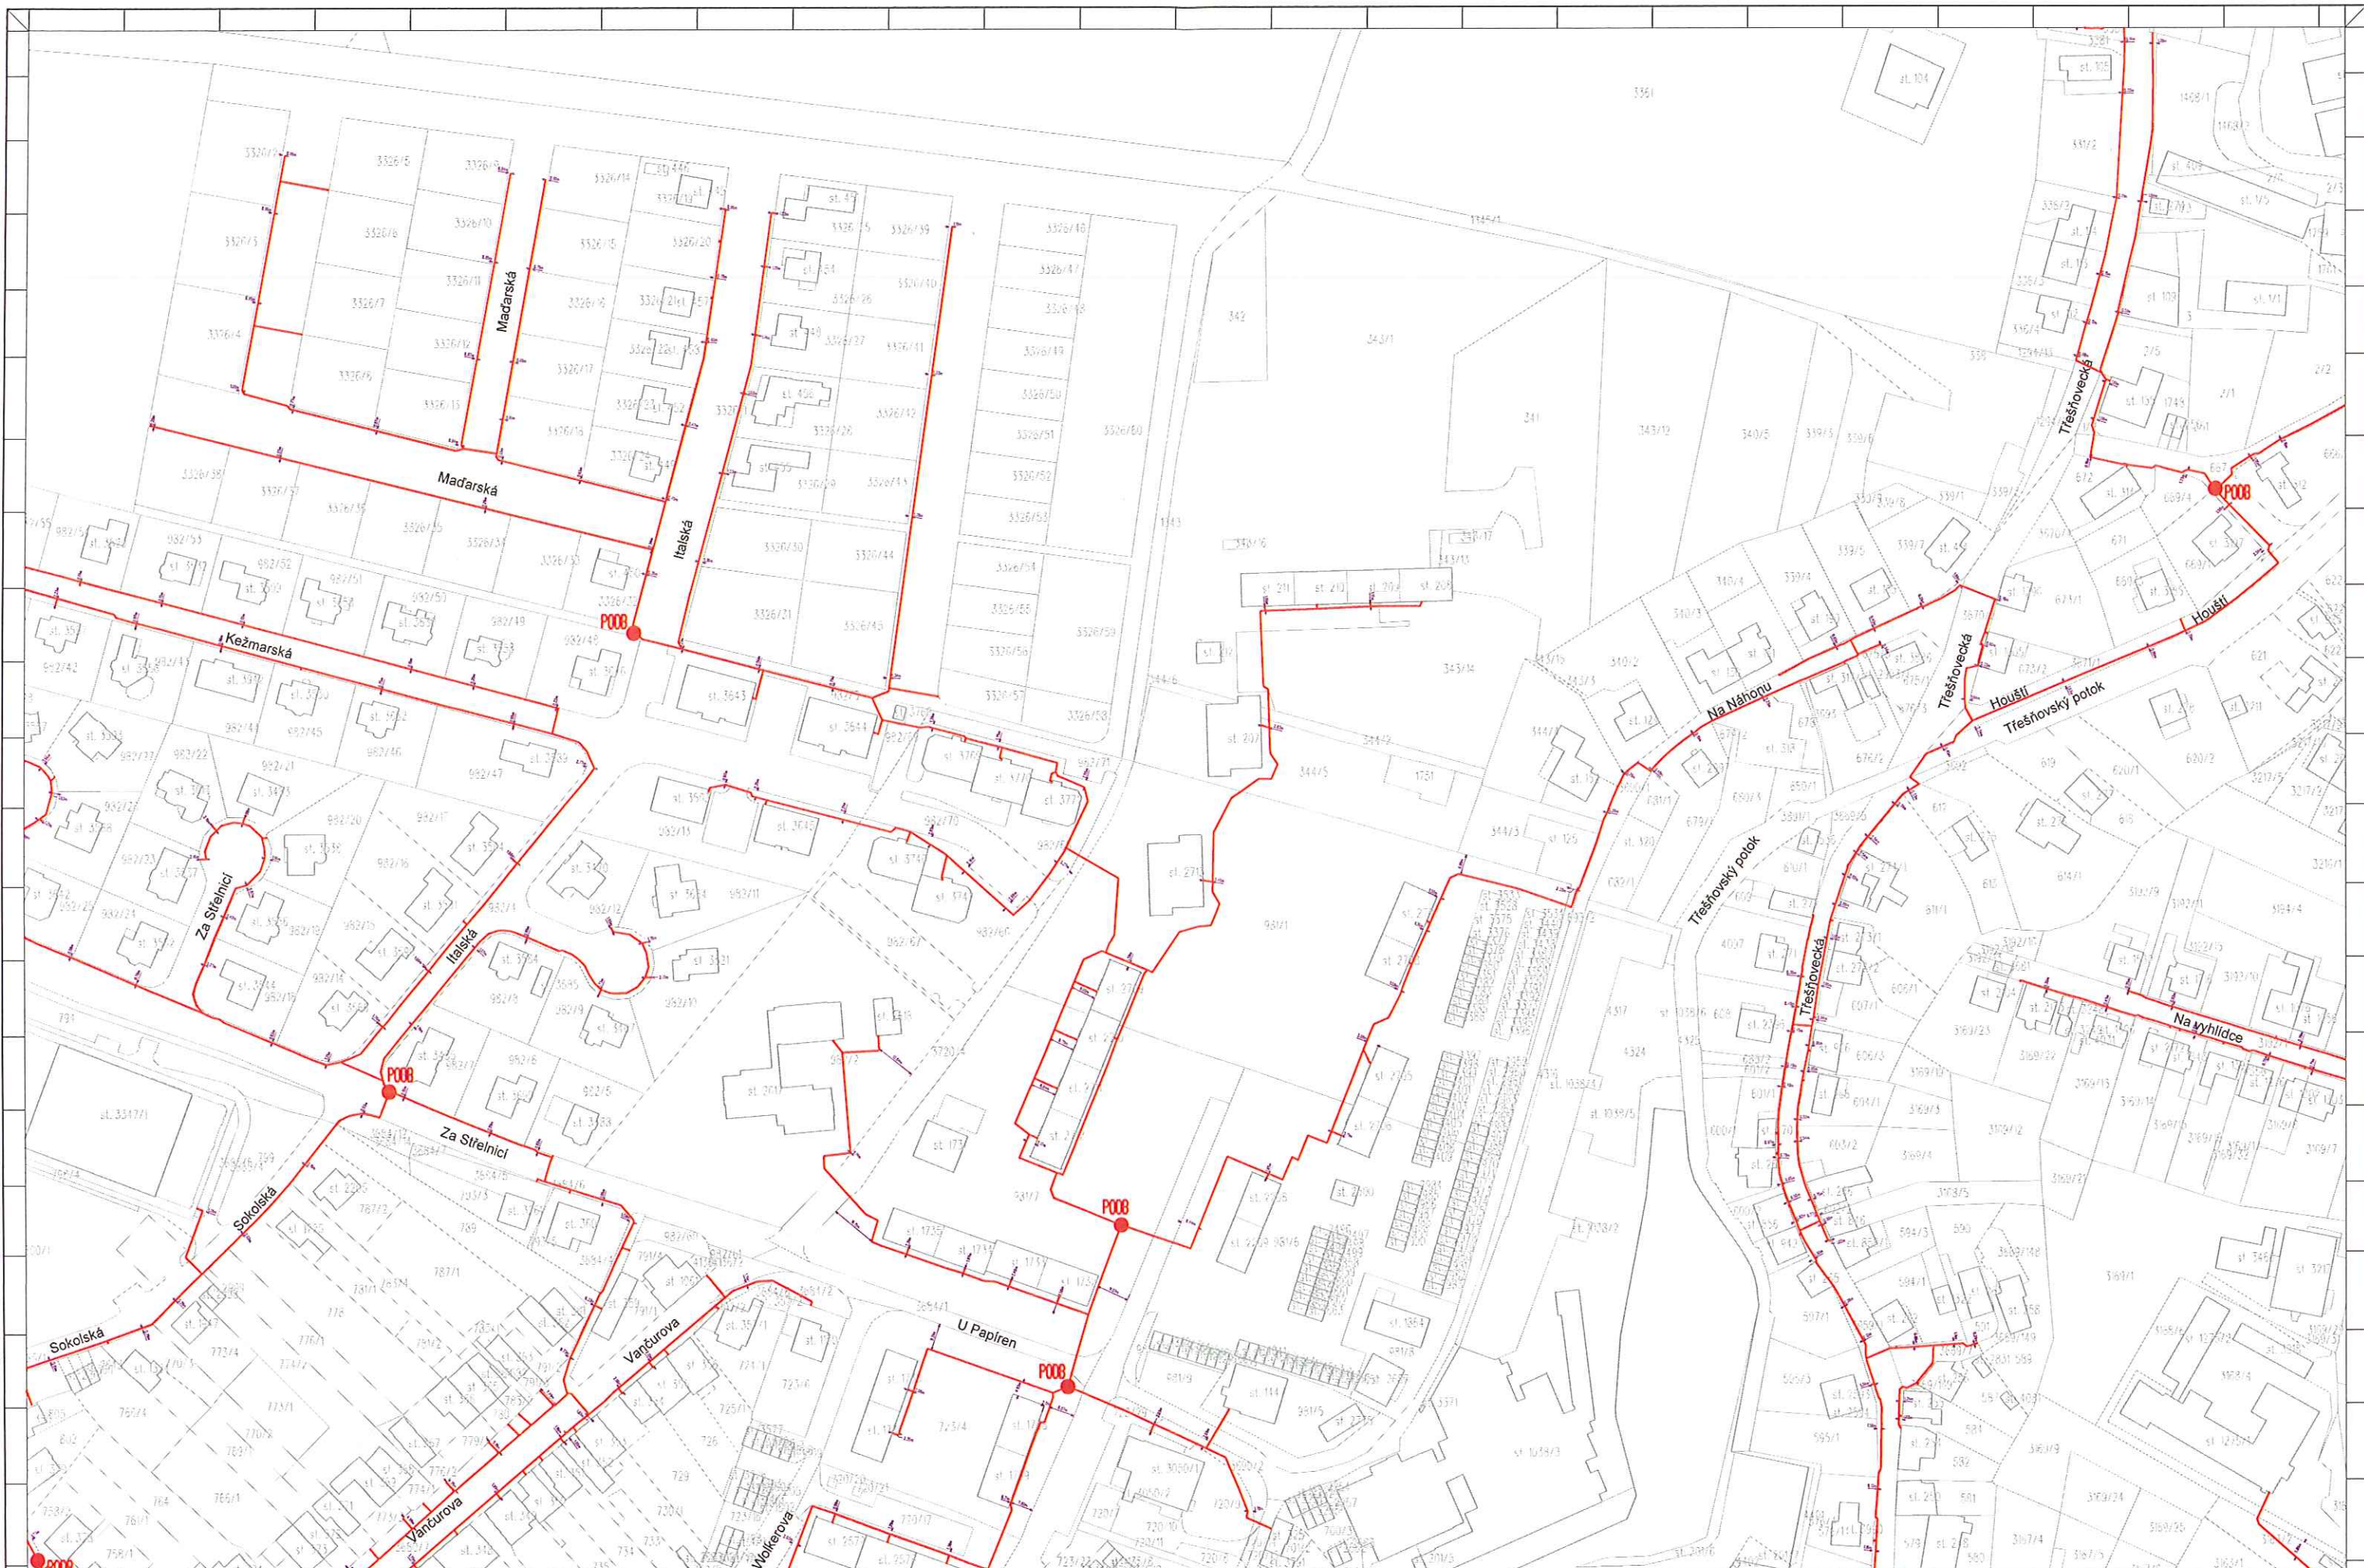

Legenda:
Hranice parcel
Nová trasa optického kabelu
Skříně POBD

OPTOMONT, a.s.		T-Mobile Czech Republic a.s.		INSCZ FTTH LANŠKROUN 2		Projektová dokumentace pro územní řízení		1:1000		A1H		DÚR C.2-03	
U Kaplířek 6/34, 160 00 Praha 8		Tomáškova 2144/1, Chodov, 148 00 Praha 4				C.2 - KATASTRÁLNÍ SITUACE VÝKRES							




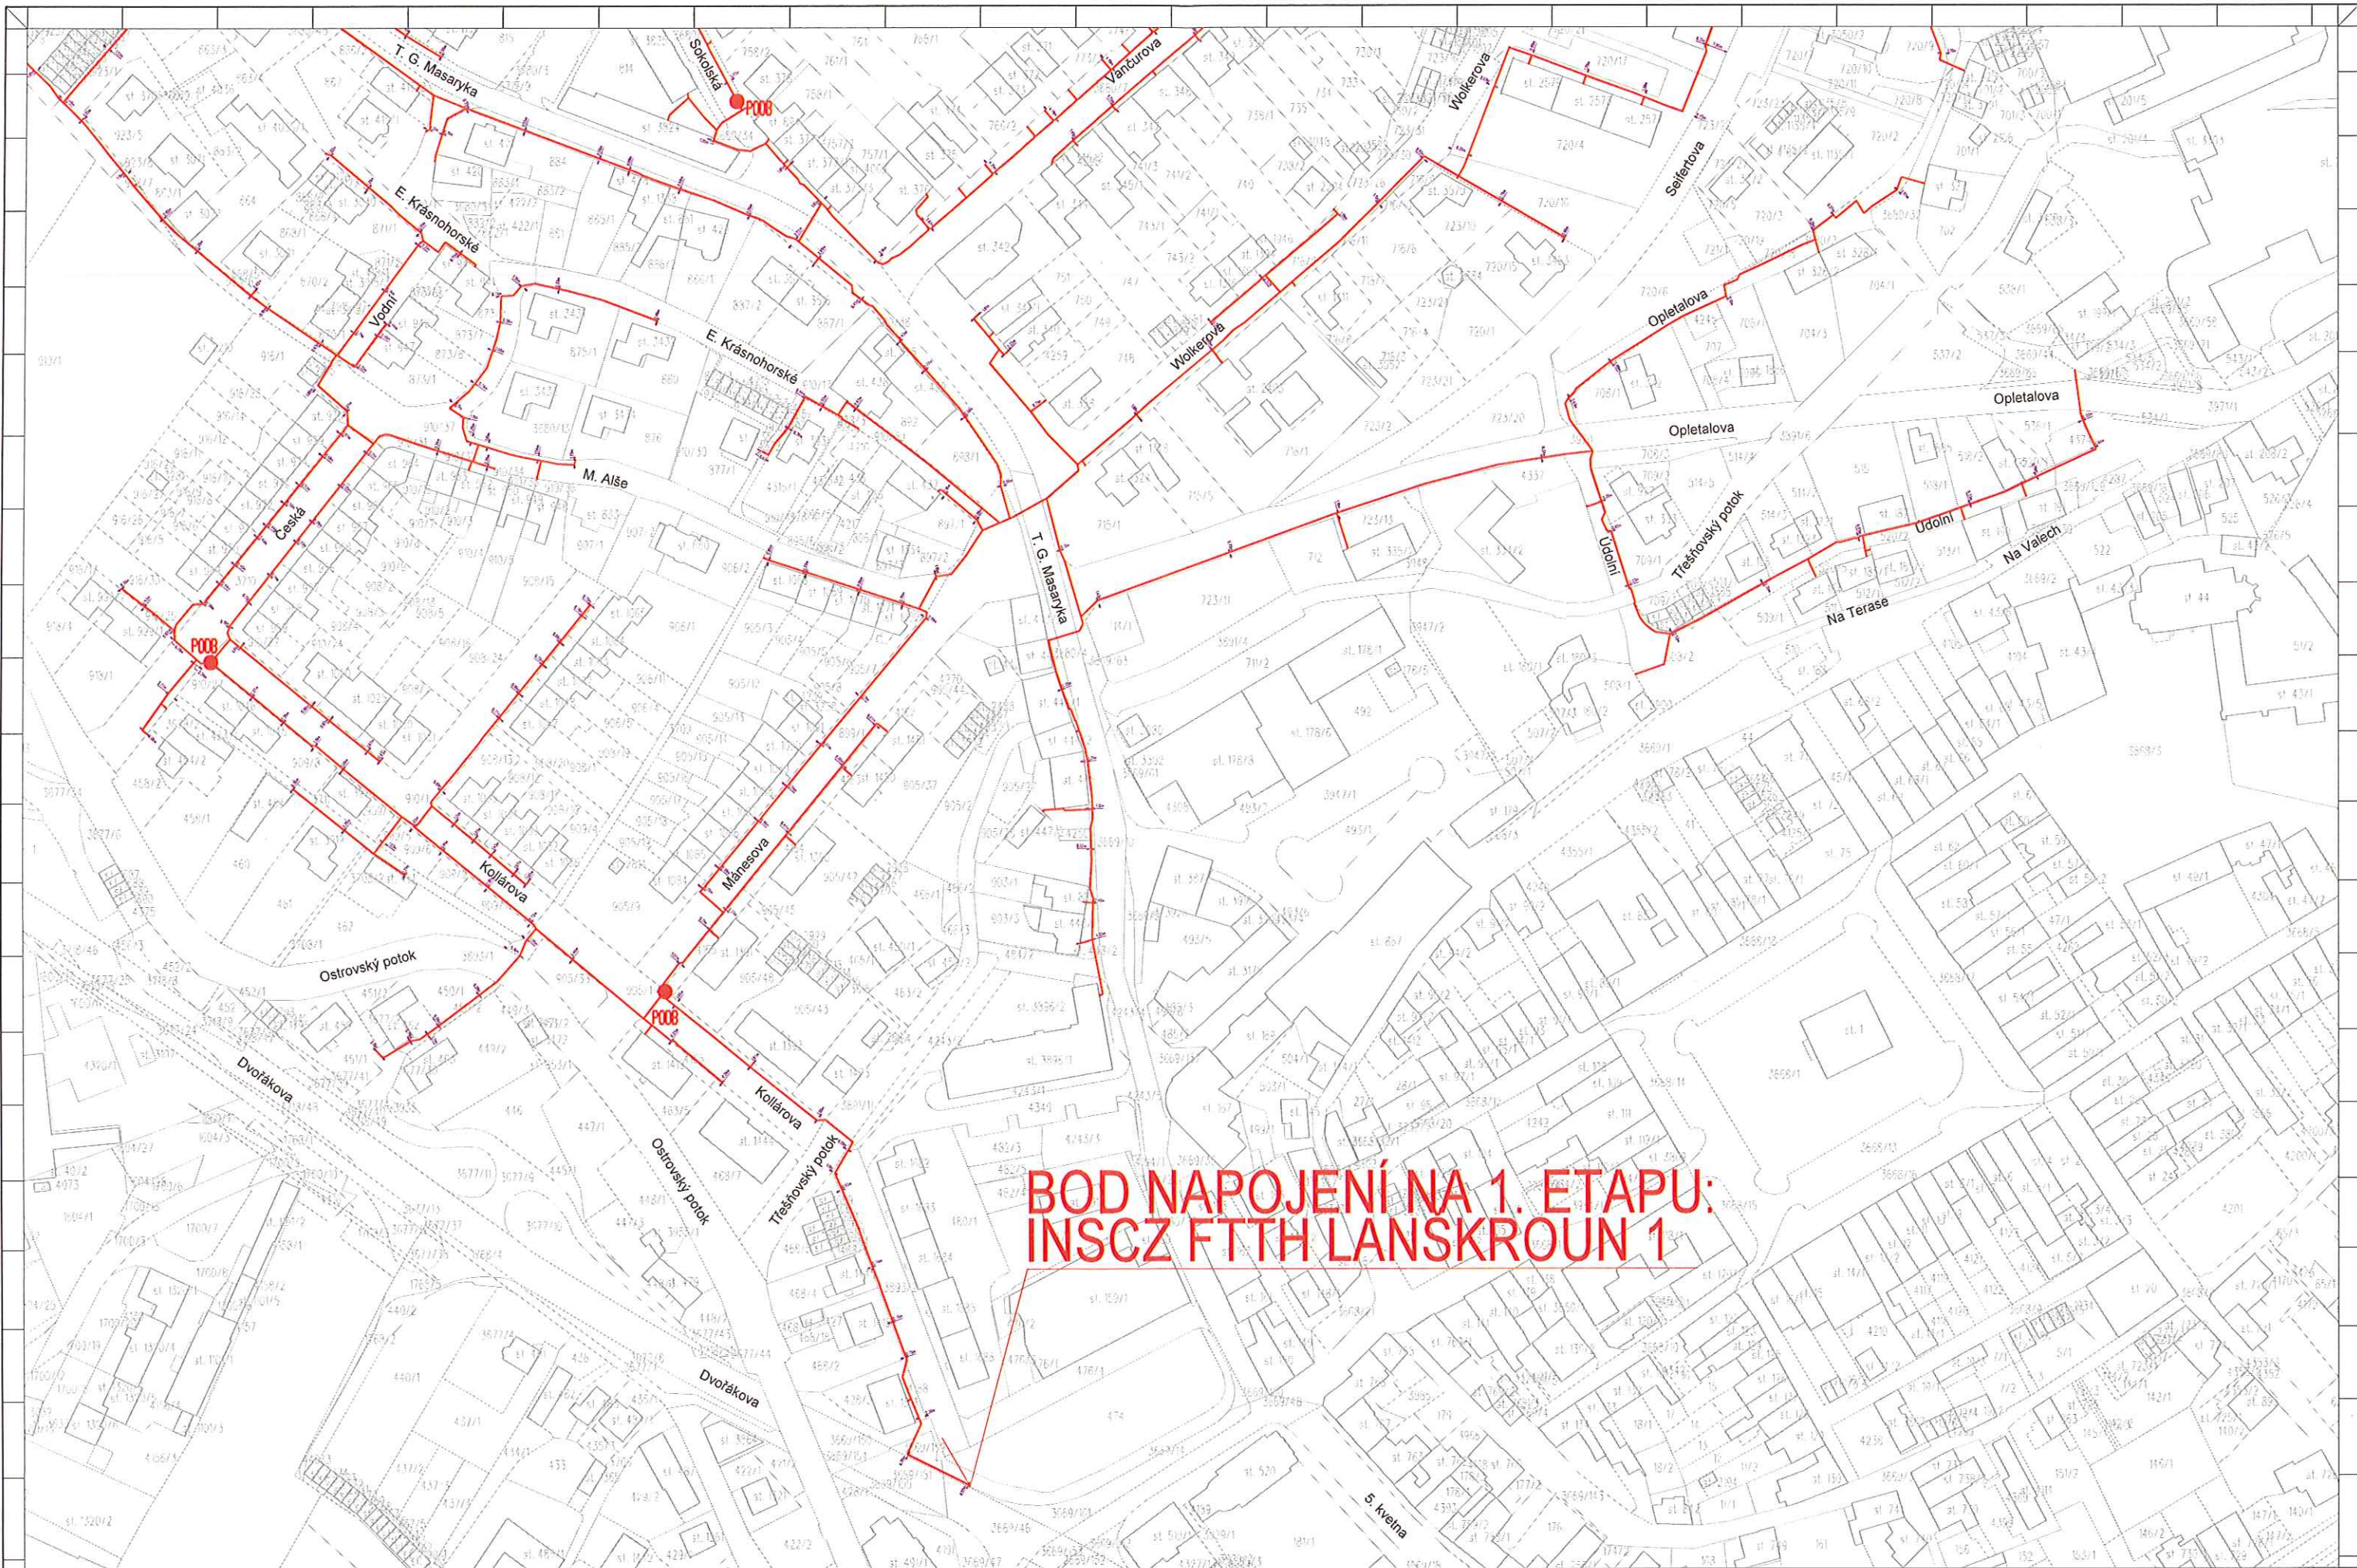


Legenda:

- Hranice parcel
- Nová trasa optického kabelu
- SK/PA POB

OPTOMONT, a.s.	T-Mobile Czech Republic a.s.	INSCZ FTTH LANSKROUN 2	Projektová dokumentace pro uzemní řízení	1:1000	A1H	DÚR C.2-05
U Kapličky 6/34, 180 03 Praha 8	Tomáškova 2144/1, Ochozov, 148 00 Praha 4		C.2 - KATASTRÁLNÍ SITUACE VÝKRES			

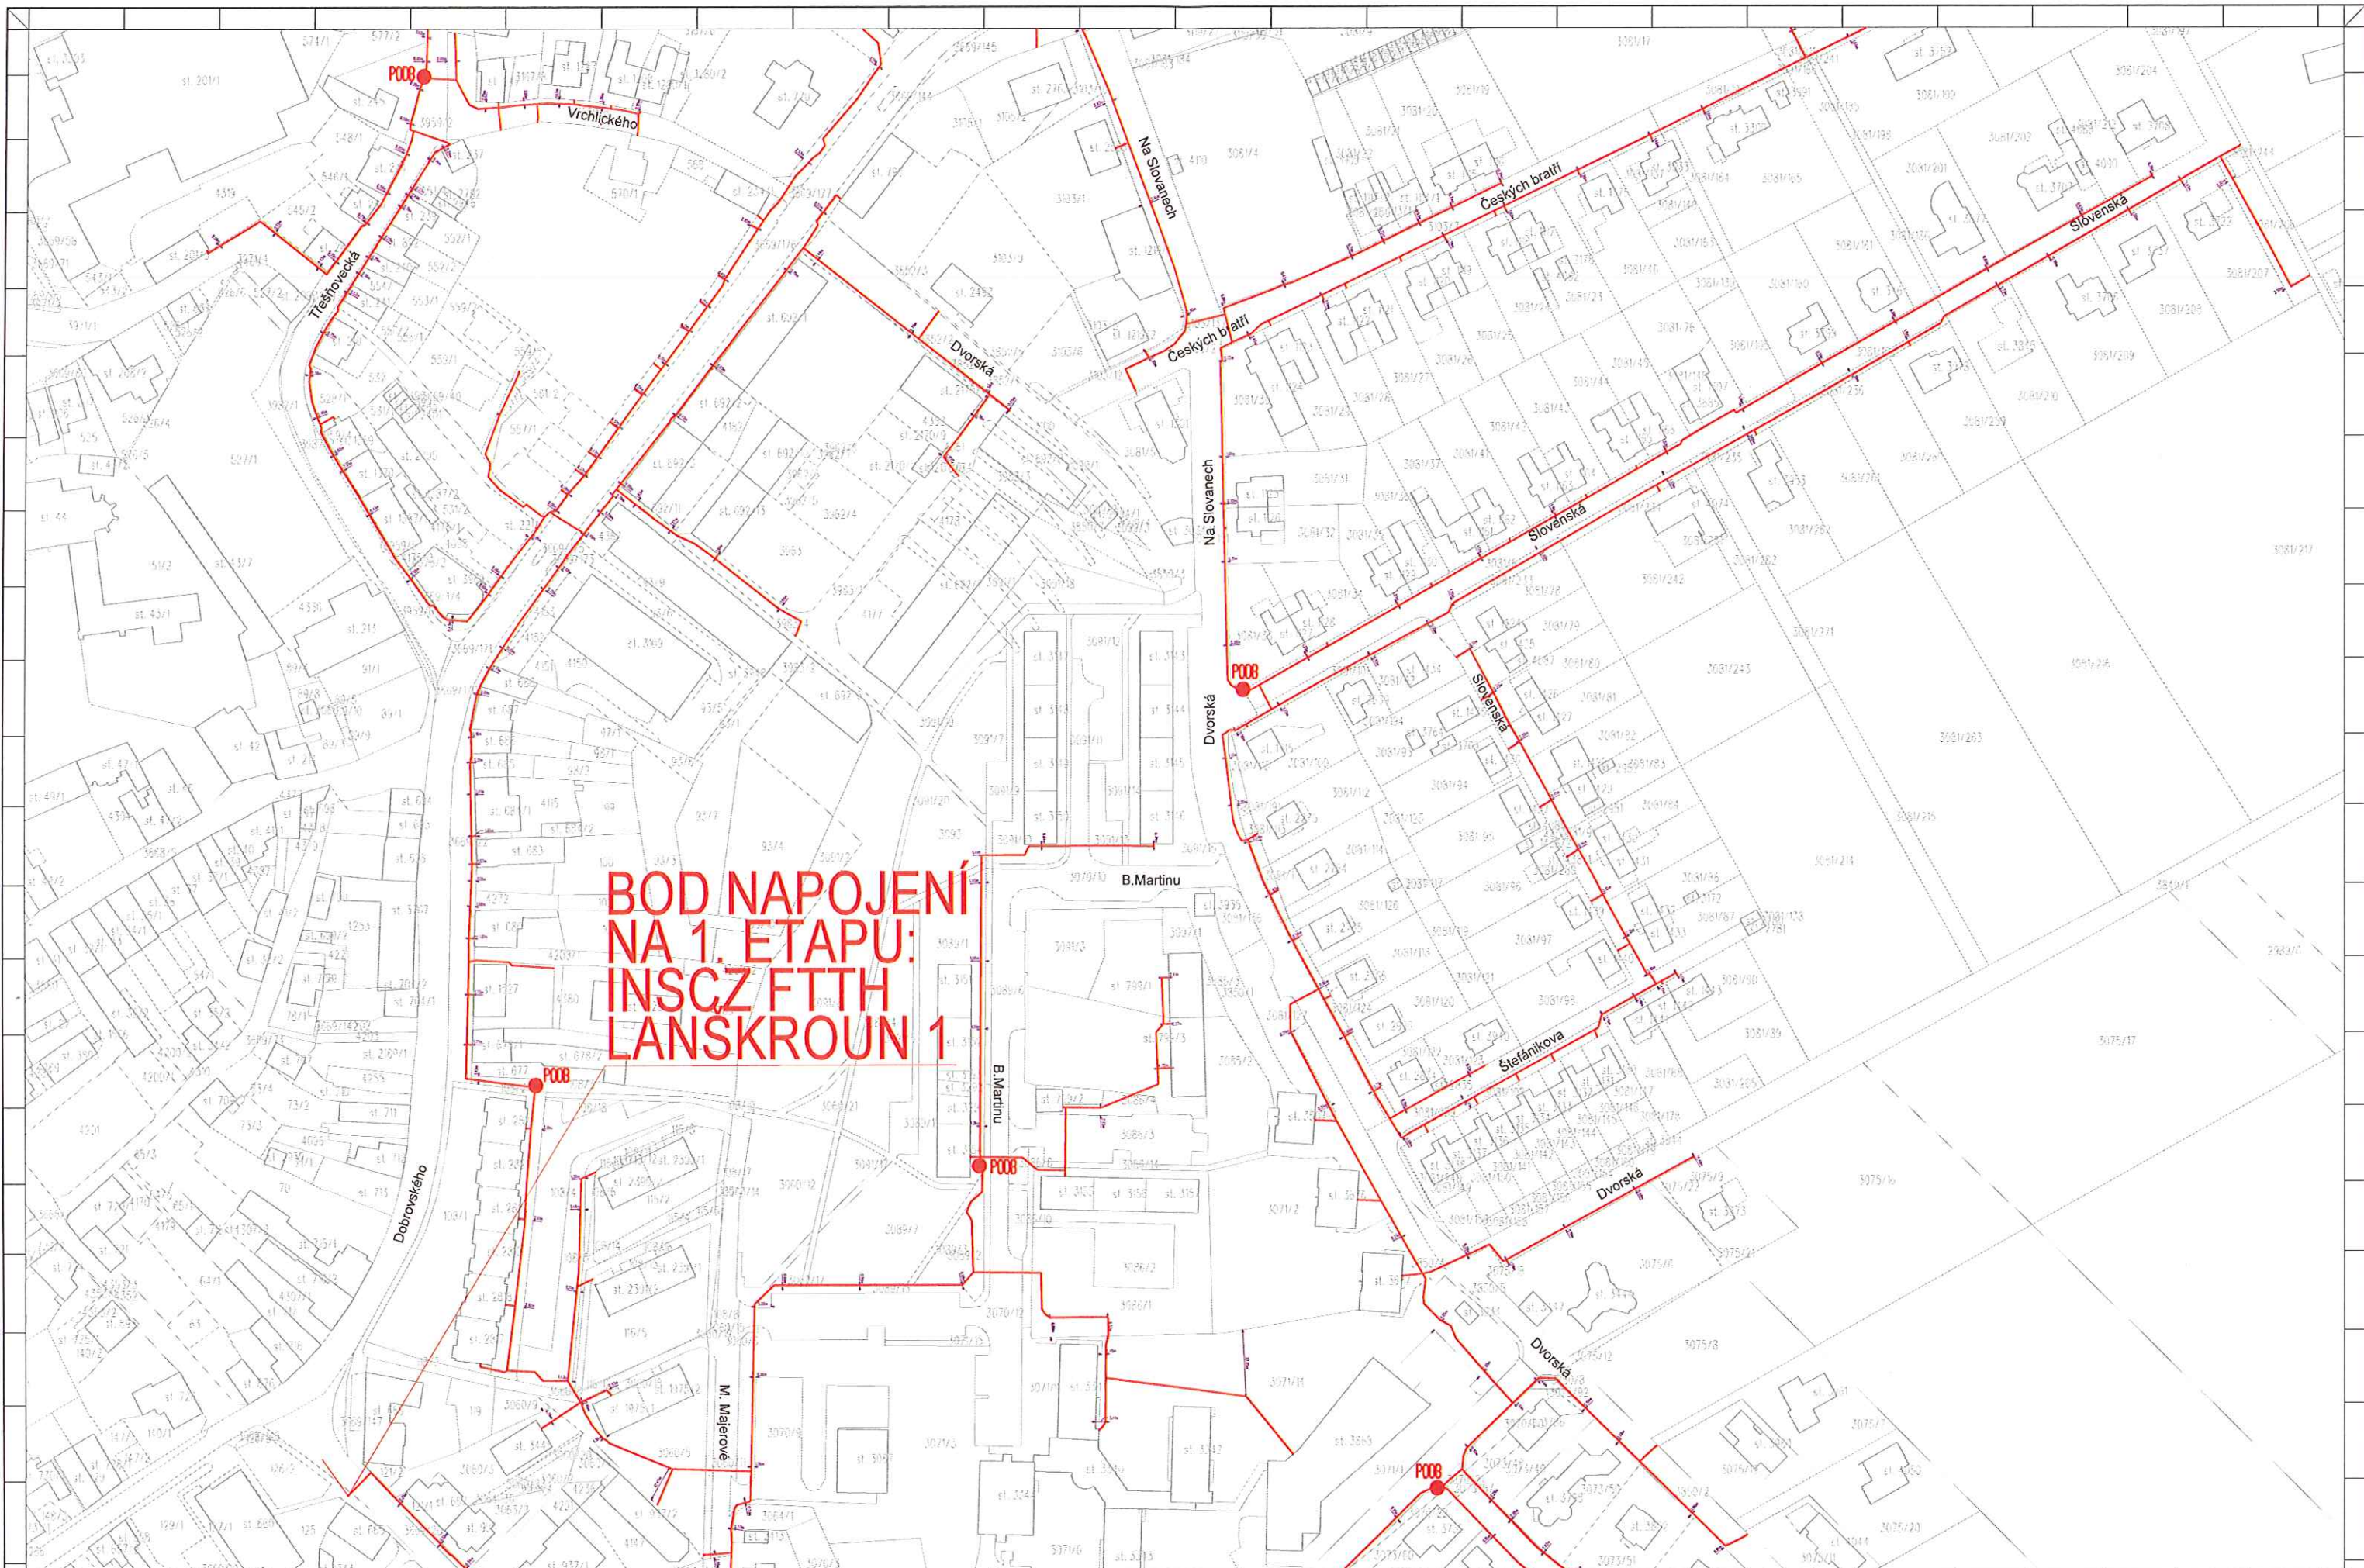

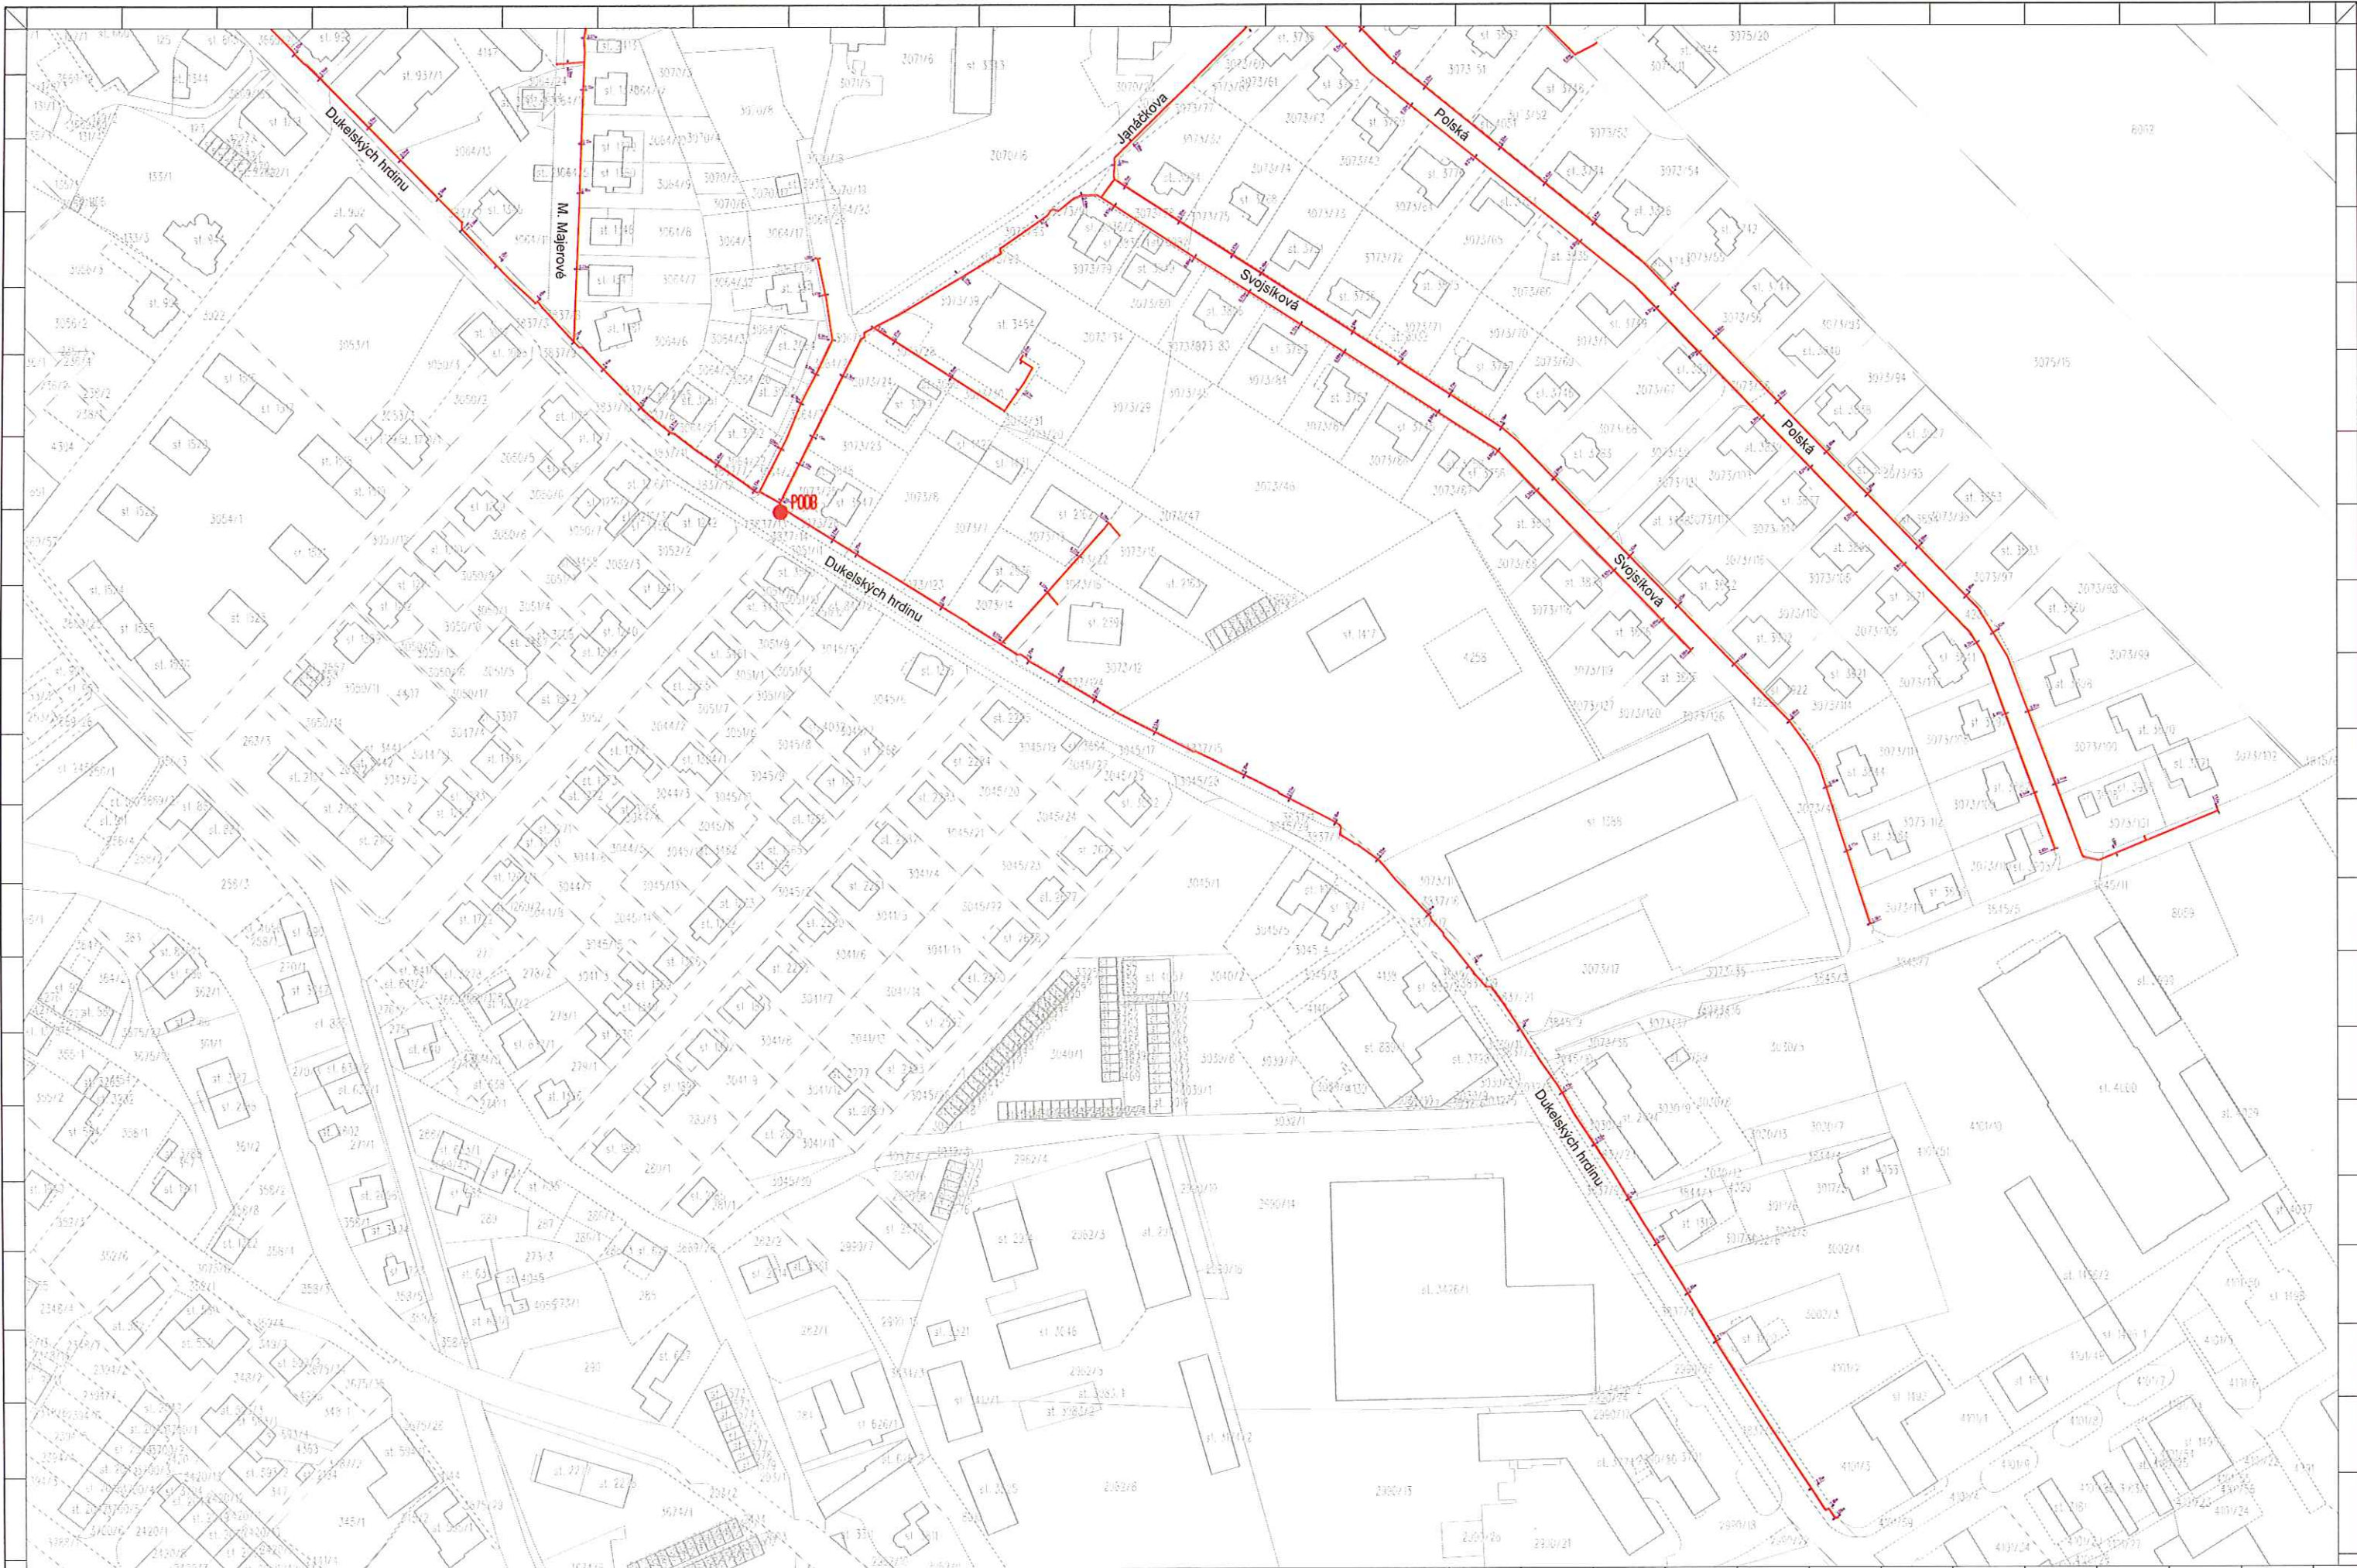

- Legenda:
- Hranice parcel
 - Nová trasa optického kabelu
 - Skříně POB

OPTOMONT, a.s.		T-Mobile Czech Republic a.s.		INSCZ FTTH LANŠKROUN 2		Projektová dokumentace pro územní řízení		1:1000		A1H		DÚR C.2-07	
U Kapličky 6/94, 180 00 Praha 8		Tomáškova 2144/1, Chodov, 148 00 Praha 4				CZ - KATASTRÁLNÍ STAVBY VÝKRES							