


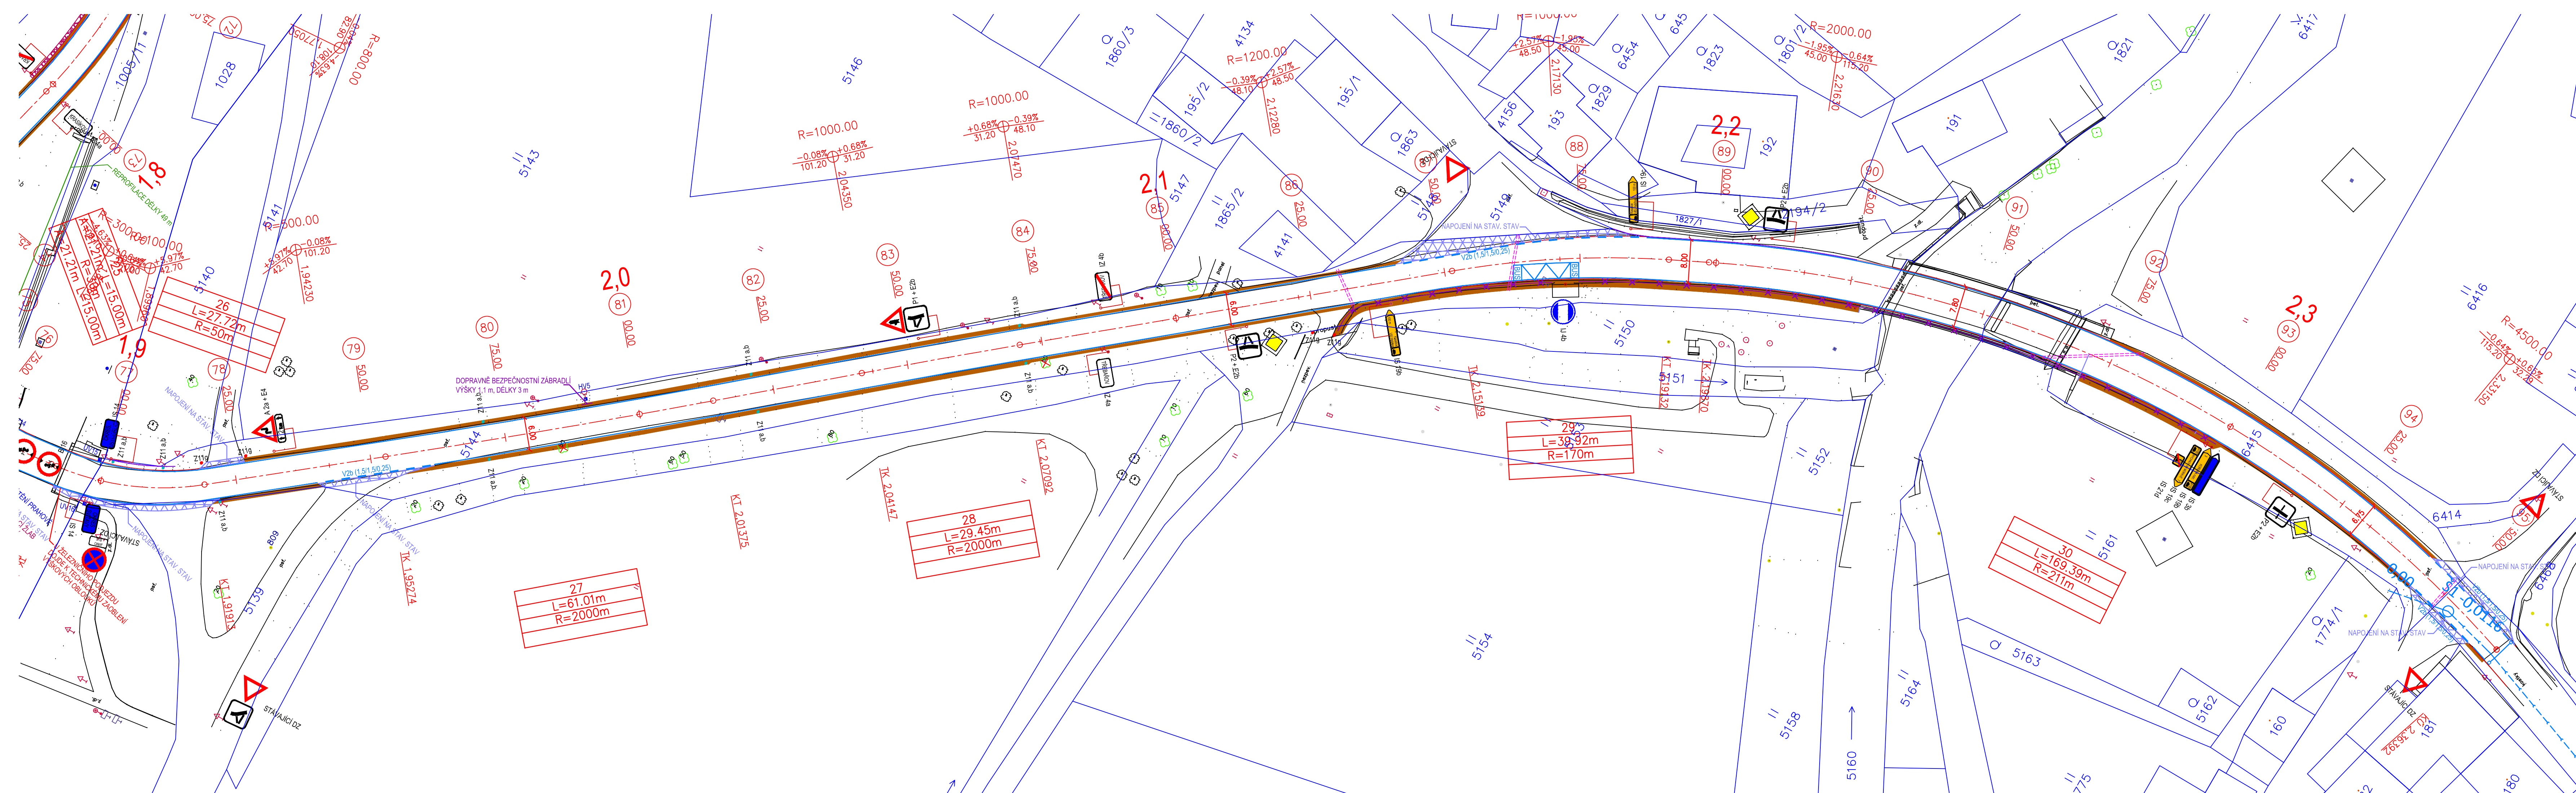

LEGENDA:

	KOMUNIKACE Z ASFALTOVÉHO BETONU
	NAPOJENÍ NA STÁVAJÍCÍ STAV V ŠÍŘCE 0,50 m
	KRAJNICE Z FREZINKU TL 150 mm
	BETONOVÁ OBRUBA (1000/250/150 mm), PODSÁDKA +10 cm
	SNÍŽENÁ BETONOVÁ OBRUBA (1000/250/150 mm), PODSÁDKA +2 cm
	BETONOVÉ PALISÁDY (110/110/400/600 mm)
	VODOROVNÉ DOPRAVNÍ ZNAČENÍ, PROVEDENÍ PLAST
	REPROFILACE
	ZPEVNĚNÁ PLOCHA - ZÁMKOVÁ DLÁŽBA tl. 60 mm
	OCELOVÉ SVODIDLO se sloupky po 2 metrech
	POVRCHOVÝ BETONOVÝ ZLAB ŠÍŘKY 0,50 m
	CHRÁNIČKA

LEGENDA NOVÝCH INŽ. SÍTÍ:

	DEŠŤOVÁ KANALIZACE – Modernizace silnice II/368 Třeňav – průtah
--	---

LEGENDA STÁVAJÍCÍCH INŽ. SÍTÍ:

	SĐELOVACÍ KABEL, CETIN a.s.
	PODZEMNÍ VEDENÍ NN DO 1kV, ČEZ DISTRIBUCE, a.s.
	NADZEMNÍ VEDENÍ NN DO 1kV, ČEZ DISTRIBUCE, a.s.
	NADZEMNÍ VEDENÍ VN DO 35kV, ČEZ DISTRIBUCE, a.s.
	NADZEMNÍ VEDENÍ VVN 110kV, ČEZ DISTRIBUCE, a.s.
	STL PLYNOVOD, GasNet s.r.o.
	VODOVOD, VHO a.s.
	VODOVOD, Obec Krasíkov
	KANALIZACE SPLAŠKOVÁ, Obec Krasíkov
	KANALIZACE DEŠŤOVÁ, Obec Krasíkov
	KANALIZACE – VÝTLAK, Obec Krasíkov
	PODZEMNÍ VEDENÍ NN DO 1kV PRO VÝTLAK

! PRŮBĚH INŽENÝRSKÝCH SÍTÍ JE ZAKRESLEN DLE PODKLADŮ JEJICH SPRÁVCŮ. PŘED ZAHÁJENÍM VEŠKERÝCH STAVEBNÍCH PRACÍ JE NUTNO NECHAT VYTÝČIT INŽENÝRSKÉ SÍTĚ. !

CPV 45.23.31.40 - 2
CZ - CPA 42.11.20
CZ - CC 211 112
PROJEKTOVÁ DOKUMENTACE JE ZPRACOVÁNA DLE VYHLÁŠKY Č. 146 / 2008 Sb.

Zpracovatel dílčí části dokumentace: Souřadnicový systém S-JTSK, Výškový systém Bpv

Vypracoval: Bc. L. Ledvinková	Zodp. projektant: Bc. L. Ledvinková	Kontroloval: Ing. Leoš Jelínek
Kraj: Pardubický	Traťový úsek/Obec: Tatenice, Krasíkov, Třeňav	
Investor: Pardubický kraj, Komenského náměstí 125, 532 11 Pardubice		
Akce:		

Modernizace silnice II/368 Krasíkov

průtah

SO 102 Komunikace km 0,900 – 2,364 (I. etapa)

Obsah výkresu: Situace 2/2 – dopravní značení

Formát: 6A4	Č. kópie:
Datum: 10/2019	
Účel: RDS	
Č. zakázky: 3110-16-138	
Měřítko: 1 : 500	
Část dokumentace:	Č. výkresu: