


HORNÍ TŘEŠŇOVEC - ROZŠÍŘENÍ VODOVODU

M 1: 10 000

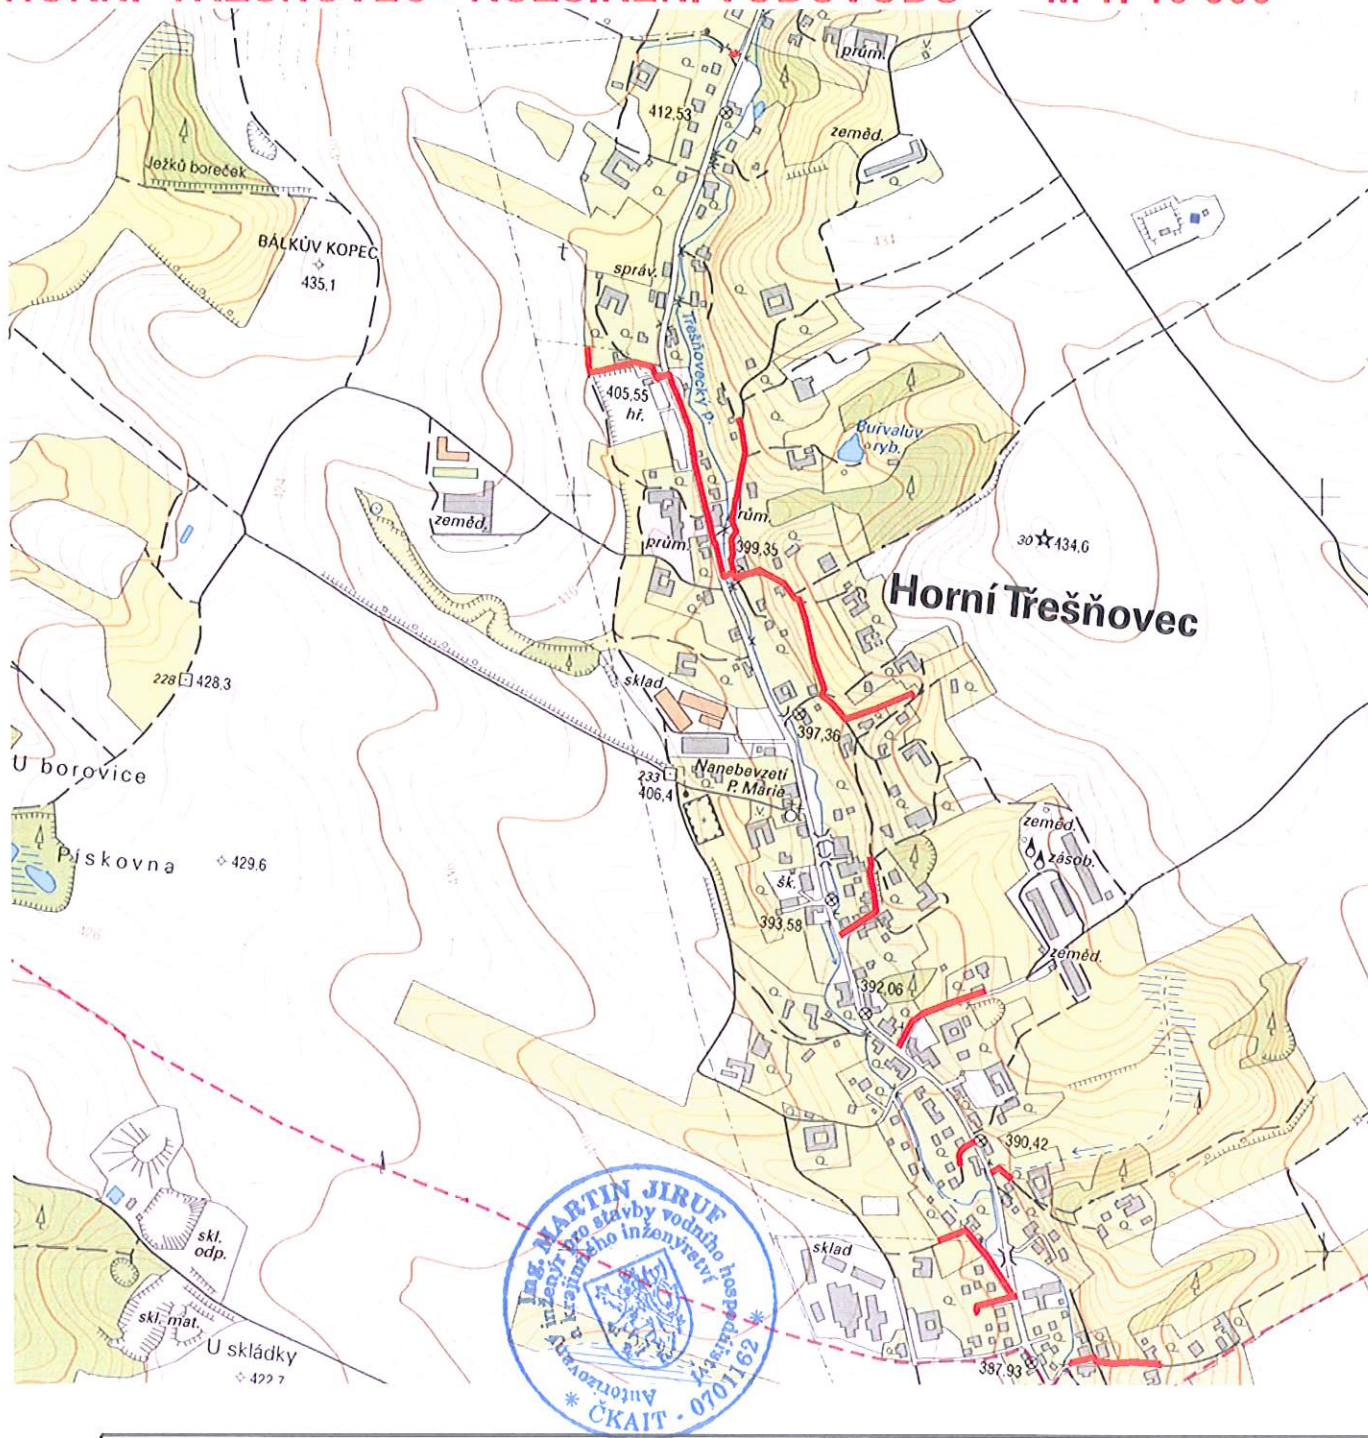

**VODOVODY A KANALIZACE
JABLONNÉ NAD ORLICÍ, a.s.**

Úsek obnovy a rozvoje

Slezská 350, 561 64 Jablonné nad Orlicí
tel. 725 495 461 email: hanus@vak.cz

Vypracoval
Ing. Ondřej Hanuš

Zodp. Projektant
Ing. Martin Jiruf

Investor VAK Jablonné nad Orlicí a.s.

Kraj Pardubický

Obec Horní Třešňovec

Akce

HORNÍ TŘEŠŇOVEC - ROZŠÍŘENÍ VODOVODU

Formát 1xA4

Měřítko 1:10000

Stupeň DUR/DSP

Příloha SITUACE ŠIRŠÍCH VZTAHŮ

Datum 10/2019

Příloha **1** C.1

TENTO VÝKRES A JEHO PŘÍLOHY JSOU NAŠIM DUŠEVNÍM VLASTNICTVÍM, NESMÍ BÝT BEZ NAŠEHO PŘEDCHOZÍHO PÍSEMNÉHO SOUHLASU KOPIROVÁNY, ROZMNOŽOVÁNY ANI ZPŘÍSTUPNĚNY JINÝMI OSOBÁM NEBO FIRMÁM. TOTO SE NETÝKÁ ORGÁNŮ STÁTNÍ SPRÁVY.

Číslo paré: