


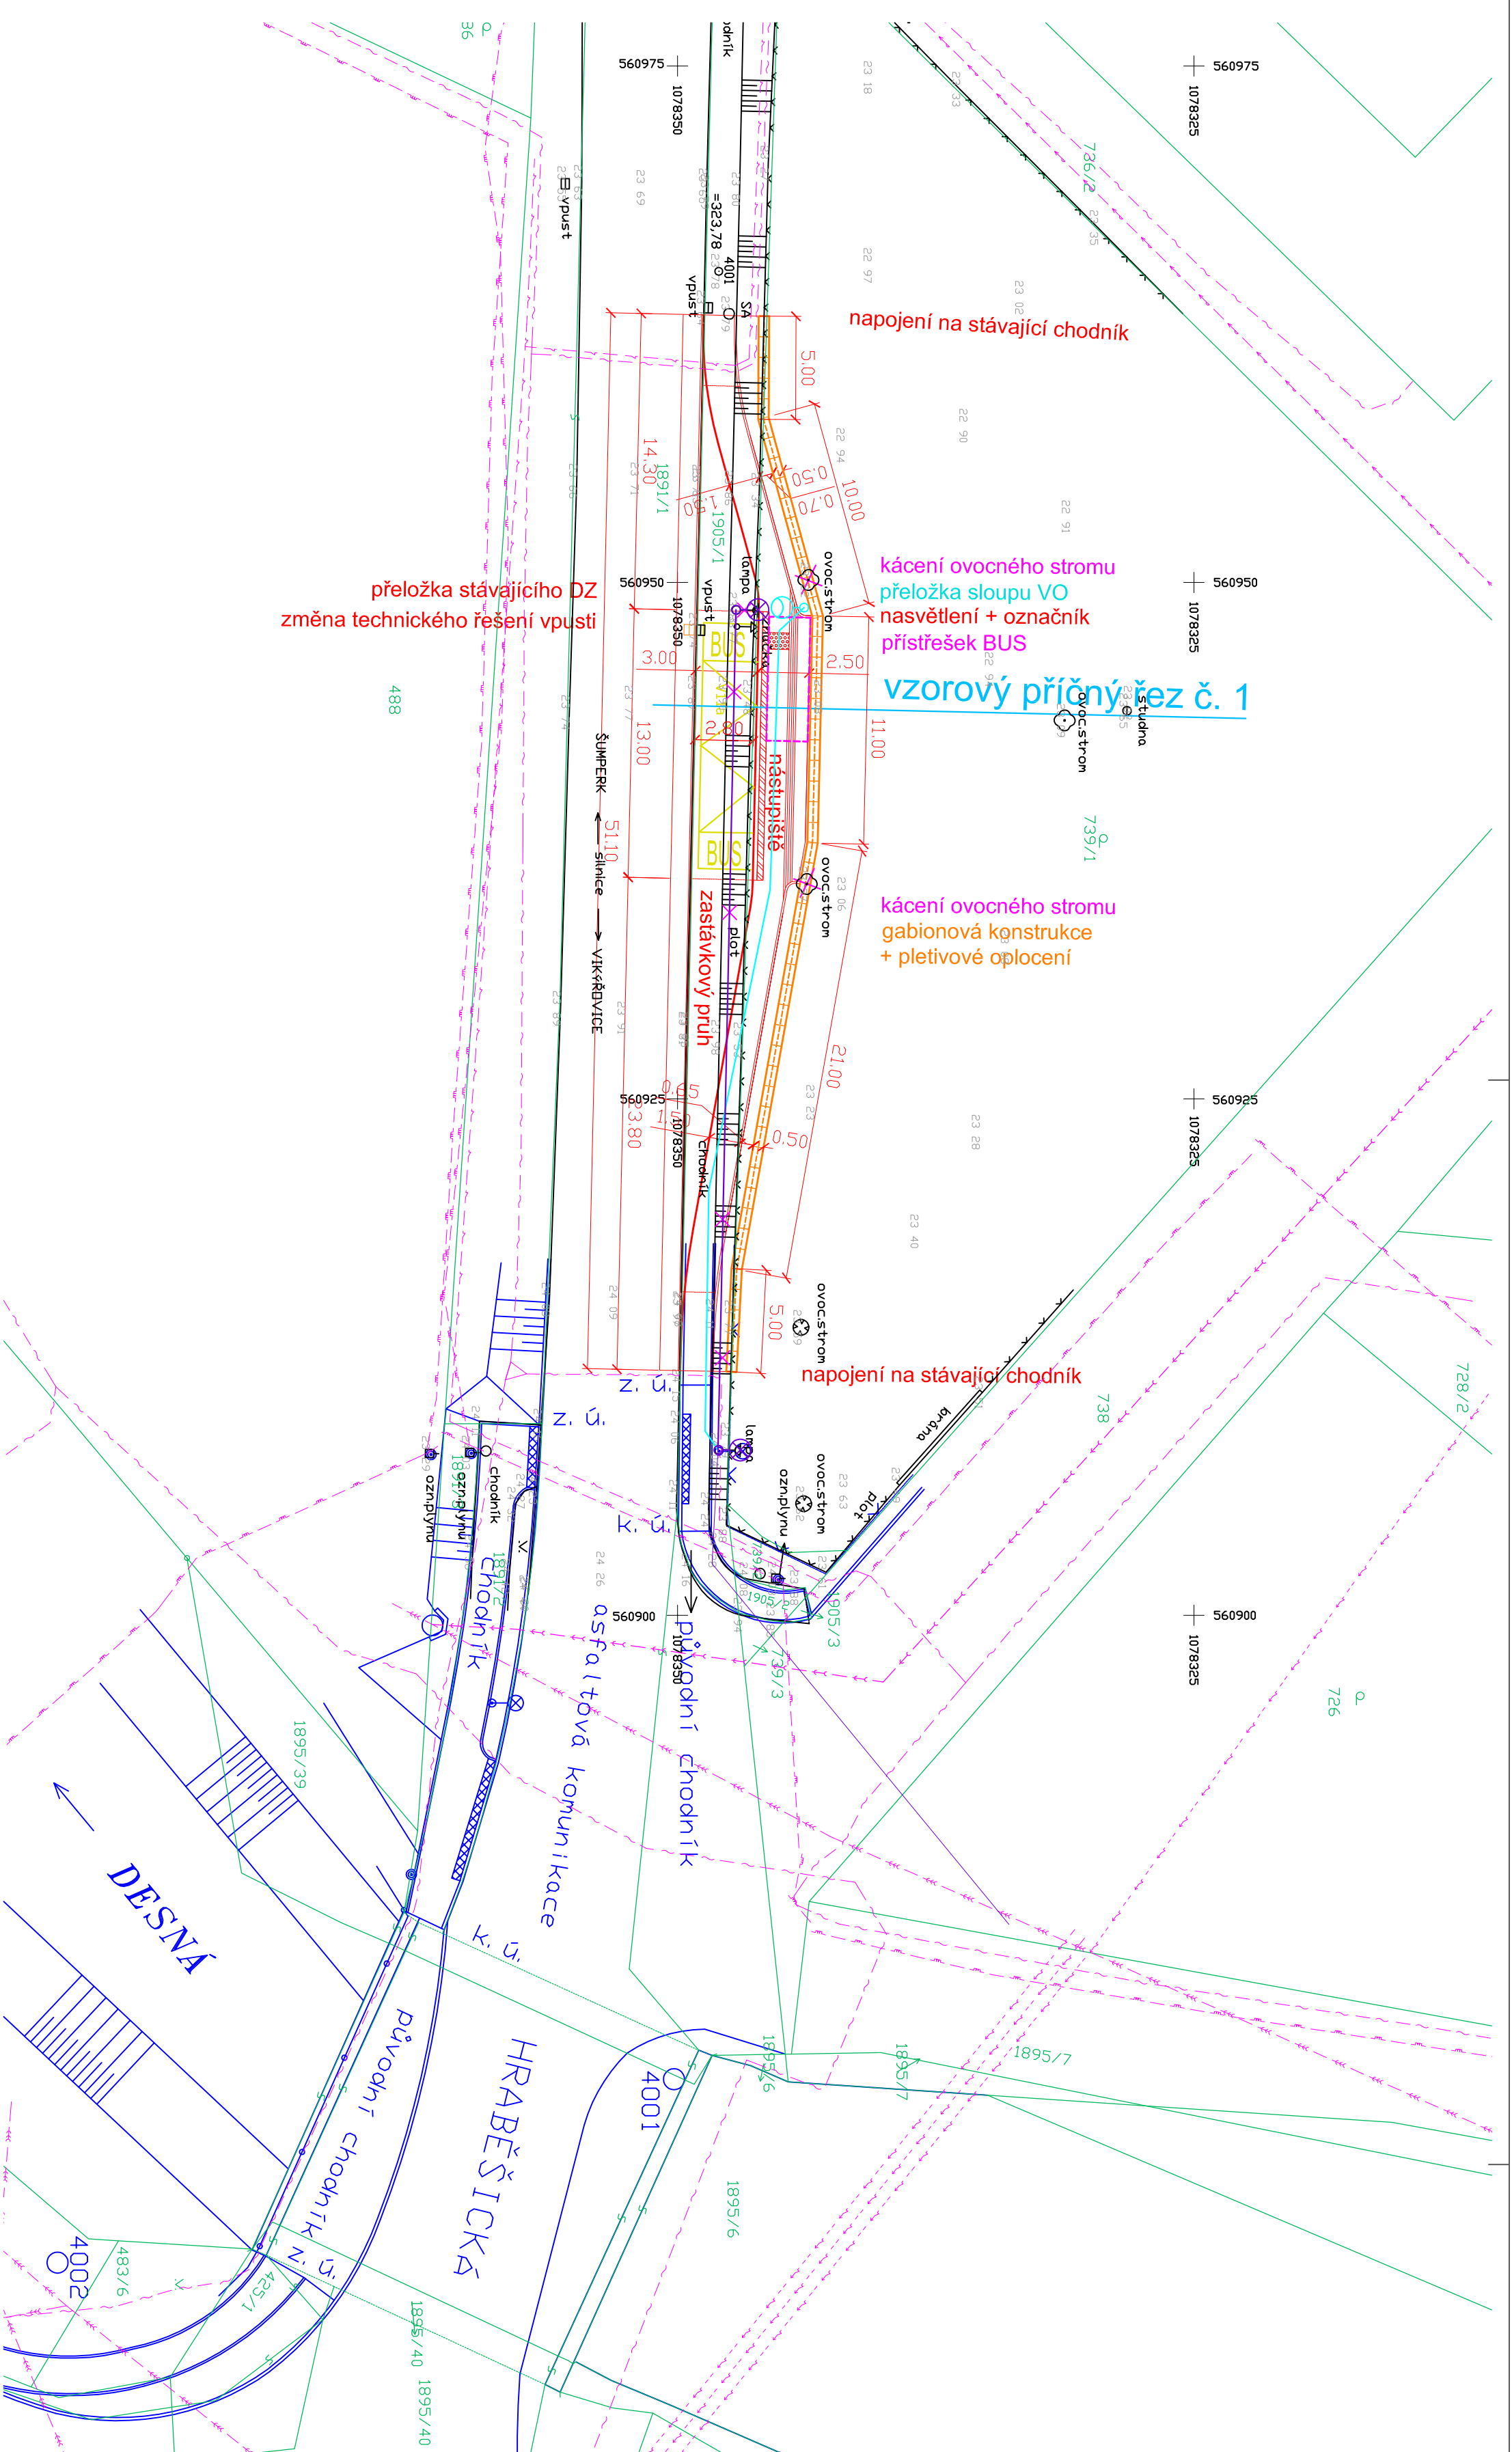

LEGENDA:

- hranice dle KM
- zaměření stávajícího stavu
- skut. prov. stavby "Komunikace a bezpečnostní prvky - ul. Hraběšická"
- navrhované konstrukce zastávky
- navrhovaná gabionová stěna a pletivové oplocení

LEGENDA sítí:

STÁVAJÍCÍ SÍŤ:

- podzemní vedení - Cetin a.s.
- podzemní vedení - STL plynovod
- nadzemní vedení - NN
- podzemní vedení - NN
- podzemní vedení - jednotná kanalizace
- podzemní vedení - splašková kanalizace
- podzemní vedení - vodovod
- podzemní vedení - kabelové vedení AQUA
- podzemní vedení - VO

UPRAVOVANÉ SÍŤ:

- navrhovaná přeložka VO - povoleno DUR
- rušený úsek VO - povoleno DUR



Výškový systém B.p.v.
Souřadnicový systém S.JTSK

Investor:		Projektant:	
Obec Víkřovice Petrovská 168 788 13 Víkřovice		Ing. Luděk Cěkř Projektová kancelář pro dopravní a inženýrské stavby	
Zodp. projektant		Ing. Luděk Cěkř	Mazalova 57/2, 787 01 Šumperk
Výpracovní		Silvie Pavečková	IC: 27821251 Tel: 777 550 647 email: cekr@cekr.cz
Kreslil		Silvie Pavečková	
Kroj: Olomoucký		Kat. území: Víkřovice	Formát: 3A4
Název akce			Měřítko: 1:250
AUTOBUSOVÁ ZASTÁVKA – UL. HRABĚŠICKÁ			Datum: 8./2016
			Stupeň: DSP+PPDS
			Zak.číslo: 0749-16/3
Název výkresu		Číslo výkresu	Číslo paré
KOORDINAČNÍ SITUACE STAVBY		B7	